




Aksonometria parteru- Instalacja c.o. dla budynku mieszkalnego wielorodzinnego
zlokalizowanego w miejscowości 64-920 Piła Pl. ks. dr. Bolesława Domańskiego 10
dz. nr 249/1 jen. ew. 301901_1 Piła obr. ew. 0018 Piła skala 1:100

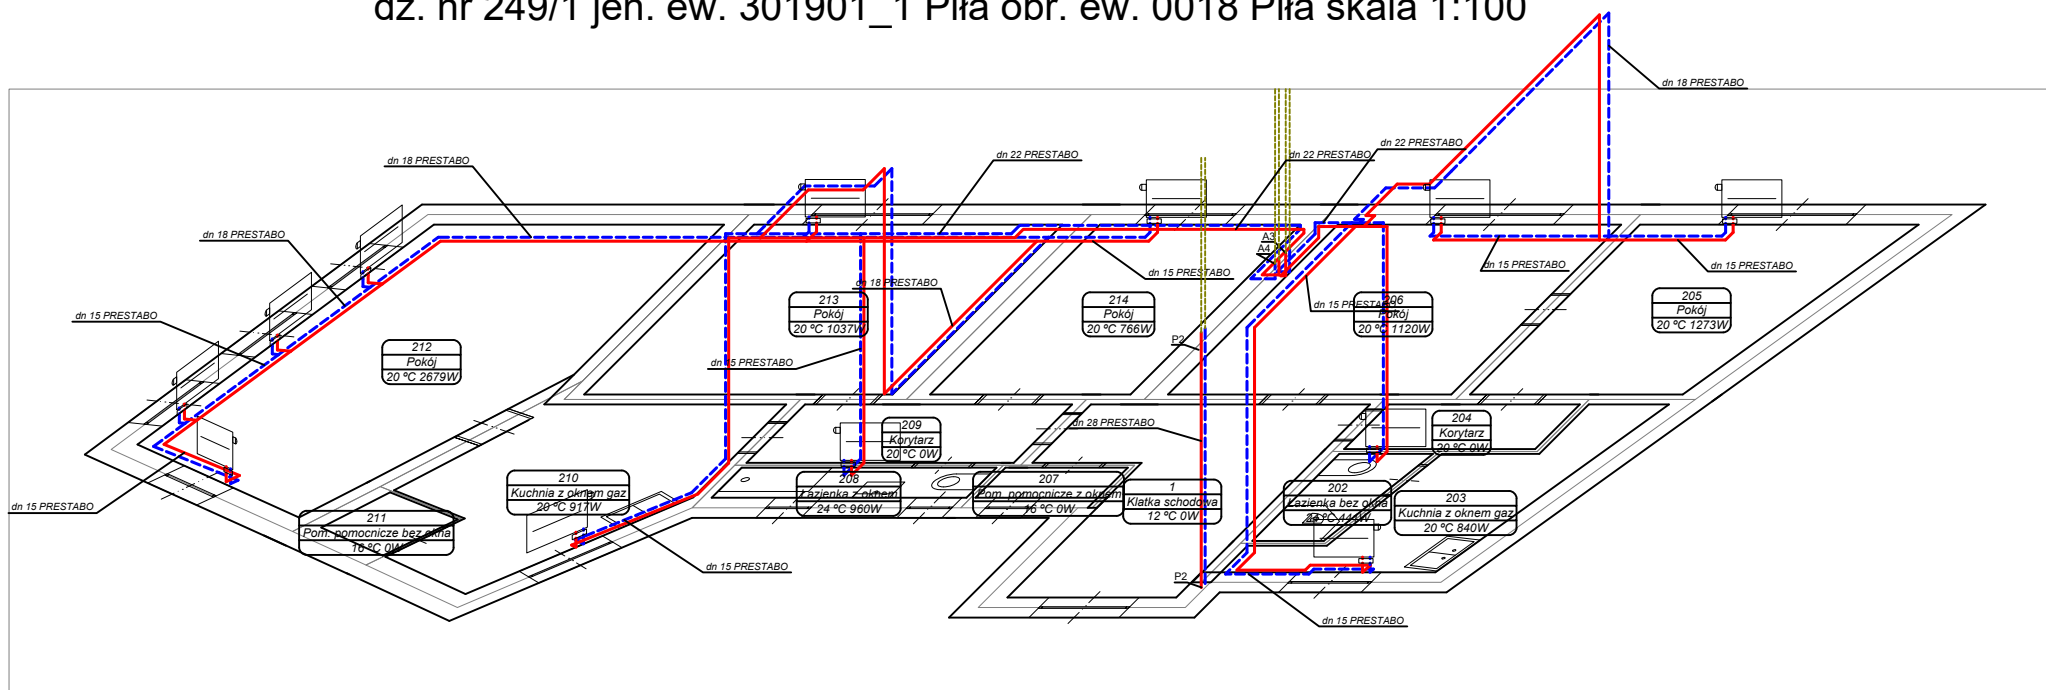

LEGENDA:

----- Projektowana instalacja c.o.




Projektowane pionowy instalacji c.o.

A1 Projektowany zejście instalacji c.o. do lokalu 10/1

A2 Projektowany zejście instalacji c.o. do lokalu 10/2

km. 130x600 ul. Kłobucka/Jadwig 251A i-4 207Pa. M.K. Projekt Projektowanie i Nadzór Robót Sanitarnych, Grzewczych i gazowych	Inwestor: Gmina Pila - Miejski Zakład Gospodarki Mieszkaniowej ul. Dąbrowskiego 8 64-920 Pila			
	Nazwa inwestycji: Zmiana sposobu ogrzewania lokal mieszkalnych w budynku komunalnym" znajdującego się w miejscowości 64-920 Pila Pl. ks. dr. Bolesława Domańskiego 10 dz. nr 249/I obręb 0018 jedn. ew. 3019011_1 Pila będącego w administracji Miejskiego Zakładu Gospodarki Mieszkaniowej w Pile.			
	Adres inwestycji: Pl. ks. dr. Bolesława Domańskiego 10, działka 249/I, obręb 0018, j. ew. 301901_1 Pila			
	Projektował: mgr inż. Kozma Marcin nr upr. ZAP/0106/POWS/18 specjalność: instalacyjna w zakresie sieci, instalacji i urządzeń cieplnych, wentylacyjnych, gazowych, wodociagowych i kanalizacyjnych		Podpis:	
	Sprawdził: mgr inż. Szymon Karakiewicz nr upr. ZAP/0107/POWS/11 specjalność instalacyjna w zakresie sieci, instalacji i urządzeń cieplnych, wentylacyjnych, gazowych, wodociagowych i kanalizacyjnych			
	Nazwa rysunku: Aksonometria piętra II- Instalacja c.o.		skala 1:100	
branża	etap	nr rysunku	data	
Sanitarna	Projekt budowlany	IS-19	Kwiecień 2021	

Aksonometria piętra I- Instalacja c.o. dla budynku mieszkalnego wielorodzinnego zlokalizowanego w miejscowości 64-920 Piła Pl. ks. dr. Bolesława Domańskiego 10 dz. nr 249/1 jen. ew. 301901_1 Piła obr. ew. 0018 Piła skala 1:100

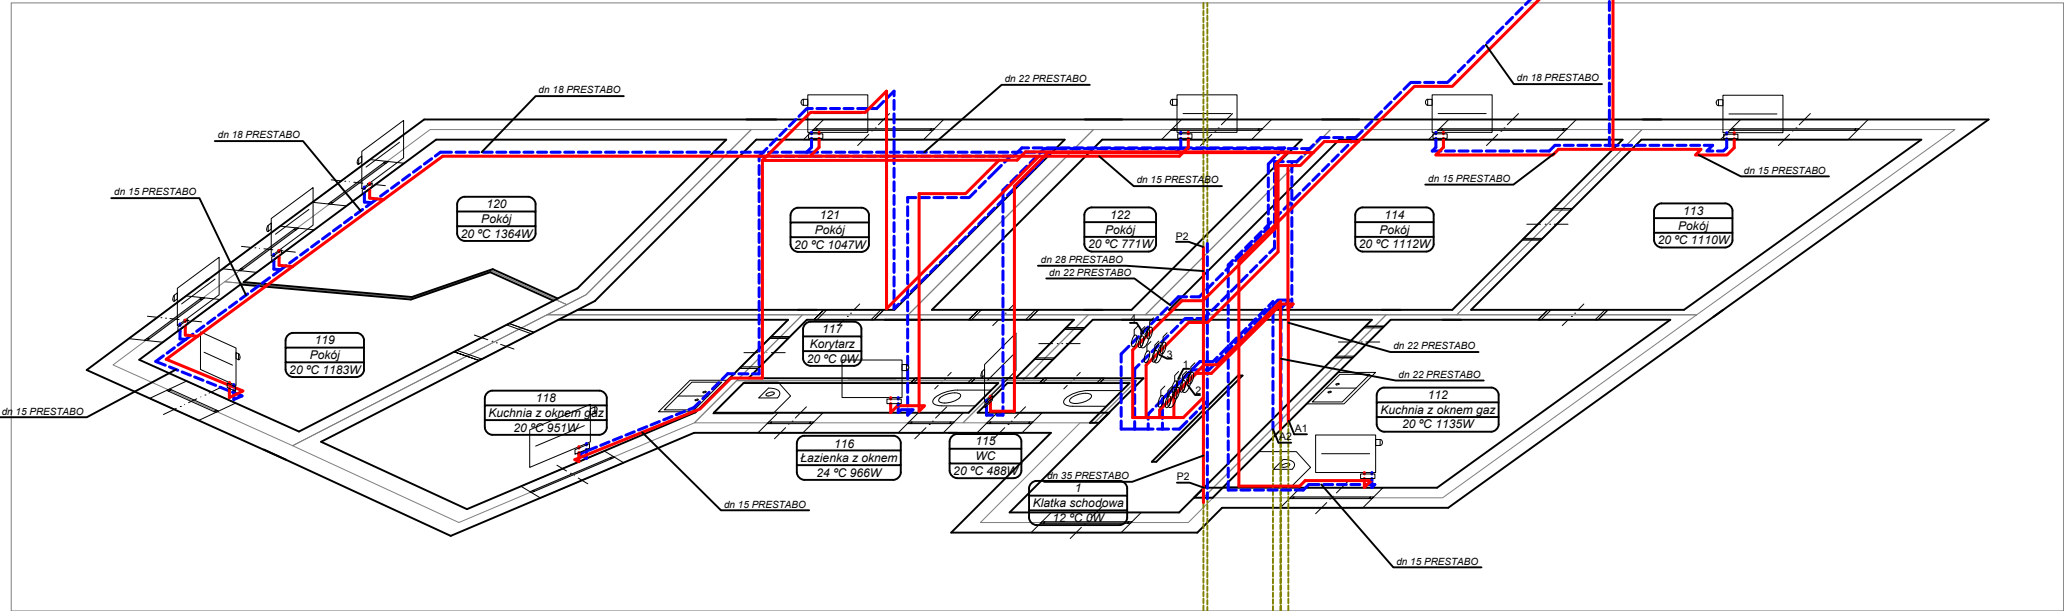

LEGENDA:

--- Projektowana instalacja c.o.

○ Projektowany pion instalacji c.o.

P2

A1 Projektowany zejście instalacji c.o. do lokalu 10/1

A2 Projektowany zejście instalacji c.o. do lokalu 10/2

1- Projektowany ultradźwiękowy licznik ciepła Multical 403
Qp 1,5 m³/h prod. Kamstrup dn 15 mm dla lokalu nr 1


2- Projektowany ultradźwiękowy licznik ciepła Multical 403
Qp 1,5 m³/h prod. Kamstrup dn 15 mm dla lokalu nr 2

3- Projektowany ultradźwiękowy licznik ciepła Multical 403
Qp 1,5 m³/h prod. Kamstrup dn 15 mm dla lokalu nr 3

4- Projektowany ultradźwiękowy licznik ciepła Multical 403
Qp 1,5 m³/h prod. Kamstrup dn 15 mm dla lokalu nr 4

M.K. Projekt Projektowanie i Nadzór Robot Sanitarnych, Grzewczych i gazowych ul. Kołbargi 25/14 64-920 Piła kom. 71006000	Investor Gmina Piła - Miejski Zakład Gospodarki Mieszkaniowej ul. Dąbrowskiego 8 64-920 Piła	
	Nazwa inwestycji: Zmiana sposobu ogrzewania lokali mieszkalnych w budynku komunalnym" znajdującego się w miejscowości 64-920 Piła Pl. ks. dr. Bolesława Domańskiego 10 dz. nr 249/1 obręb 0018 jedn. ew. 301901_1 Piła będącego w administracji Miejskiego Zakładu Gospodarki Mieszkaniowej w Pile	
	Adres inwestycji: Pl. ks. dr. Bolesława Domańskiego 10, działka 249/1, obręb 0018, j. ew. 301901_1 Piła	
	Projektował: mgr inż. Kodzik Marcin nr upr. ZAP/0106/POWS/18 specjalność instalacyjna w zakresie sieci, instalacji i urządzeń cieplnych, wentylacyjnych, gazowych, wodociagowych i kanalizacyjnych	Podpisał:
	Sprawdził: mgr inż. Szymon Karasiewicz nr upr. ZAP/0107/POWS/11 specjalność instalacyjna w zakresie sieci, instalacji i urządzeń cieplnych, wentylacyjnych, gazowych, wodociagowych i kanalizacyjnych	
Nazwa rysunku: Aksonometria piętra I- Instalacja c.o.		Skala: 1:100
branża Sanitarna	etap Projekt budowlany	nr rysunku 15-18
		data Kwiecień 2021

Aksonometria piwnic- Instalacja c.o. dla budynku mieszkalnego wielorodzinnego
zlokalizowanego w miejscowości 64-920 Piła Pl. ks. dr. Bolesława Domańskiego 10
dz. nr 249/1 jen. ew. 301901_1 Piła obr. ew. 0018 Piła skala 1:100

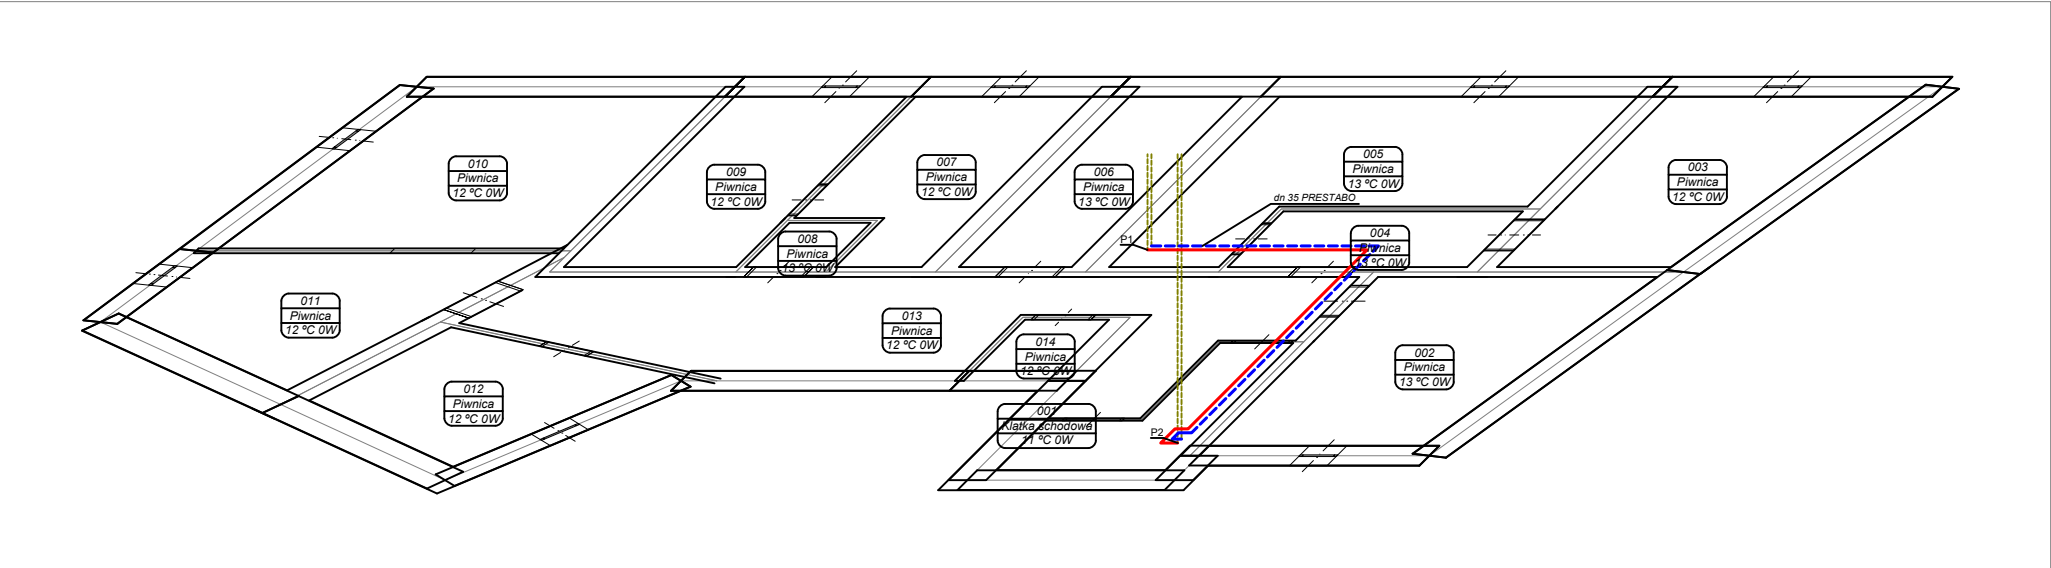


LEGENDA:

- --- Projektowana instalacja c.o.
 - Projektowane piony instalacji c.o.
- P1, P2

kom. 71000800 ul. Książęca 25/14 64-920 Piła M.K. Projekt Projektowanie i Nadzór Robot Sanitarnych, Grzewczych i gazowych	Investor Gmina Piła - Miejski Zakład Gospodarki Mieszkaniowej ul. Dąbrowskiego 8 64-920 Piła	
	Nazwa inwestycji: Zmiana sposobu ogrzewania lokali mieszkalnych w budynku komunalnym" znajdującego się w miejscowości 64-920 Piła Pl. ks. dr. Bolesława Domańskiego 10 dz. nr 249/1 obręb 0018 jedn. ew. 3019011_1 Piła będącego w administracji Miejskiego Zakładu Gospodarki Mieszkaniowej w Pile	
	Adres inwestycji: Pl. ks. dr. Bolesława Domańskiego 10, działka 249/1, obręb 0018, j. ew. 301901_1 Piła	
	Projektował: mgr inż. Kodzik Marcin nr upr. ZAP/0106/POWS/18 specjalność instalacyjna w zakresie sieci, instalacji i urządzeń ciepłych, wentylacyjnych, gazowych, wodociagowych i kanalizacyjnych	Podpisał:
	Sprawdził: mgr inż. Szymon Karasiewicz nr upr. ZAP/0107/POWS/11 specjalność instalacyjna w zakresie sieci, instalacji i urządzeń ciepłych, wentylacyjnych, gazowych, wodociagowych i kanalizacyjnych	
	Nazwa rysunku: Aksonometria piwnic- Instalacja c.o.	Skala: 1:100
branża Sanitarna	etap Projekt budowlany	nr rysunku 15-16
		data Kwiecień 2021

Aksonometria parteru- Instalacja c.w.u. i cyrkulacji c.w.u. dla budynku mieszkalnego wielorodzinnego zlokalizowanego w miejscowości 64-920 Piła Pl. ks. dr. Bolesława Domańskiego 10 dz. nr 249/1 jen. ew. 301901_1 Piła obr. ew. 0018 Piła skala 1:100

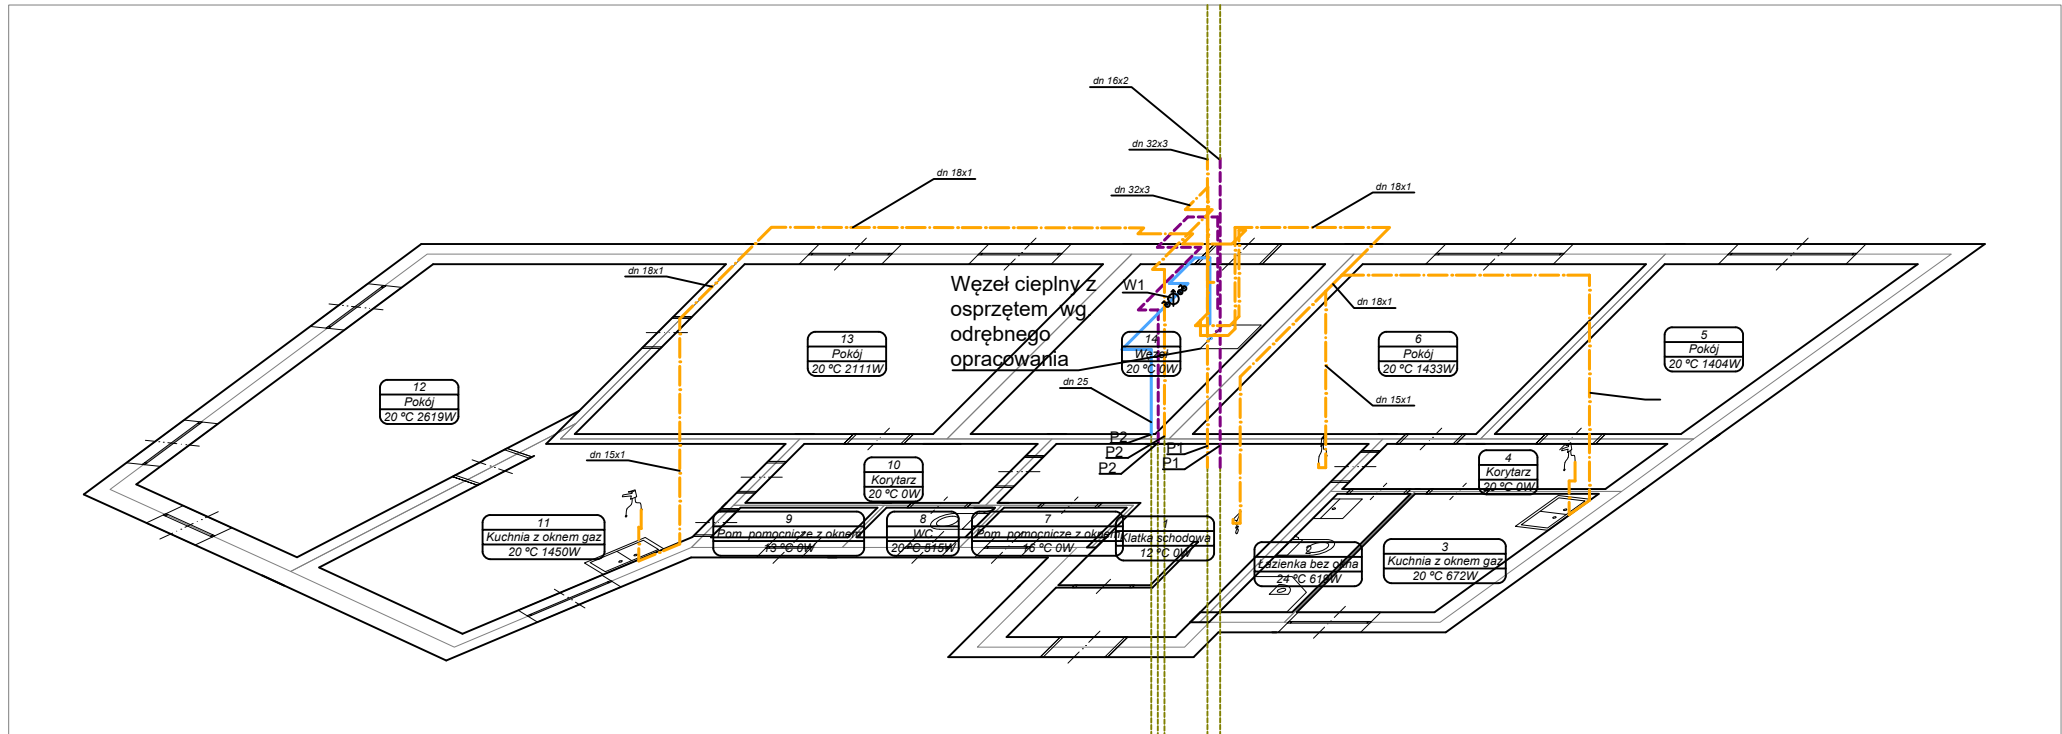


LEGENDA:

- Projektowana instalacja c.w.u.
- Projektowana instalacja cyrkulacji c.w.u.
- ⊙ Projektowane piony instalacja c.w.u. i cyrkulacji c.w.u.
- P1, P2
- 1 Projektowane projektowany wodomierz c.w.u. GSD8-R C R 100 Q= 1,6m³/h dn 15 prod B-Meters dla lokalu nr 1
- 2 Projektowane projektowany wodomierz c.w.u. GSD8-R C R 100 Q= 1,6m³/h dn 15 prod B-Meters dla lokalu nr 2
- W1 Projektowany wodomierz zimnej wody dn 20mm CMDM-I Q=4m³/h np. firmy B-meters

1000 710000000 ul. Książęca 25/14 64-920 Piła M.K. Projekt Projektowanie i Nadzór Robot Sanitarnych, Grzewczych i gazowych	Inwestor		Gmina Piła - Miejski Zakład Gospodarki Mieszkaniowej ul. Dąbrowskiego 8 64-920 Piła				
	Nazwa inwestycji:		Zmiana sposobu ogrzewania lokali mieszkalnych w budynku komunalnym" znajdującego się w miejscowości 64-920 Piła Pl. ks. dr. Bolesława Domańskiego 10 dz. nr 249/1 obręb 0018 jedn. ew. 3019011_1 Piła będącego w administracji Miejskiego Zakładu Gospodarki Mieszkaniowej w Pile				
	Adres inwestycji:		Pl. ks. dr Bolesława Domańskiego 10, działka 249/1, obręb 0018, j. ew. 301901_1 Piła				
	Projektował:		Podpisał:				
	mgr inż. Kodzik Marcin nr upr. ZAP/0106/POWS/18 specjalność instalacyjna w zakresie sieci, instalacji i urządzeń cieplnych, wentylacyjnych, gazowych, wodociagowych i kanalizacyjnych						
Sprawdził:		Wzrost:					
mgr inż. Szymon Karasiewicz nr upr. ZAP/0107/POWS/11 specjalność instalacyjna w zakresie sieci, instalacji i urządzeń cieplnych, wentylacyjnych, gazowych, wodociagowych i kanalizacyjnych							
Nazwa rysunku:		Skala:					
Aksonometria parteru- Instalacja c.w.u. i cyrkulacji c.w.u.		1:100					
branża		etap		nr rysunku		data	
Sanitarna		Projekt budowlany		15-22		Kwiecień 2021	

Aksonometria piętra II- Instalacja c.w.u. i cyrkulacji c.w.u. dla budynku mieszkalnego wielorodzinnego zlokalizowanego w miejscowości 64-920 Piła Pl. ks. dr. Bolesława Domańskiego 10 dz. nr 249/1 jen. ew. 301901_1 Piła obr. ew. 0018 Piła skala 1:100

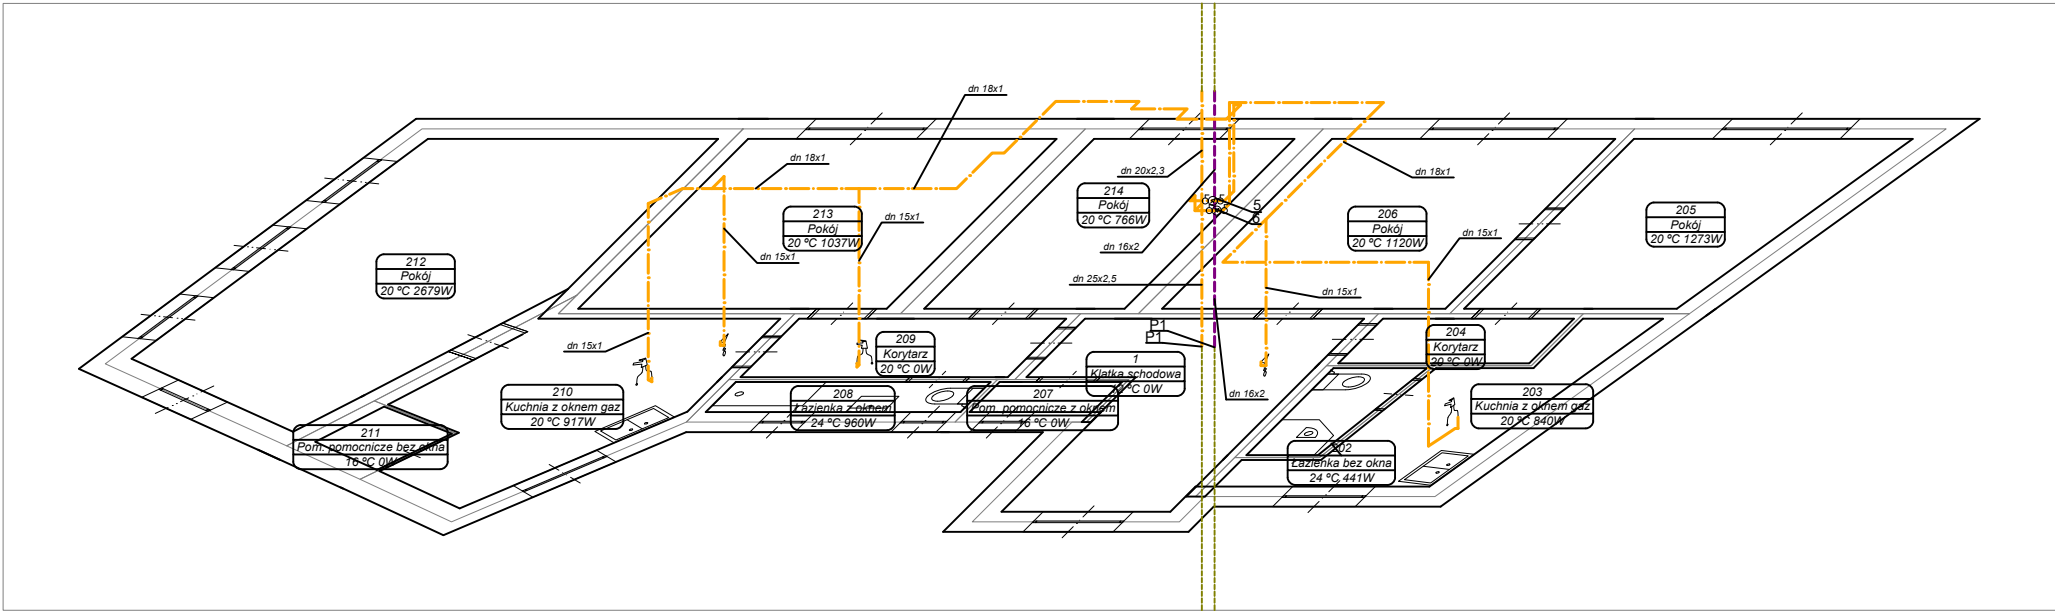


LEGENDA:

- Projektowana instalacja c.w.u.
- Projektowana instalacja cyrkulacji c.w.u.
- Projektowane piony instalacji c.w.u. i cyrkulacji c.w.u.
- 5 Projektowane projektowany wodomierz c.w.u. GSD8-R C R 100 Q= 1,6m³/h dn 15 prod B-Meters dla lokalu nr 5
- 6 Projektowane projektowany wodomierz c.w.u. GSD8-R C R 100 Q= 1,6m³/h dn 15 prod B-Meters dla lokalu nr 6

M.K. Projekt Projektowanie i Nadzór Robot Sanitarnych, Grzewczych i gazowych ul. Kołbąg Julek 25/14 64-920 Piła kom. 71060800	Inwestor Gmina Piła - Miejski Zakład Gospodarki Mieszkaniowej ul. Dąbrowskiego 8 64-920 Piła	
	Nazwa inwestycji: Zmiana sposobu ogrzewania lokali mieszkalnych w budynku komunalnym" znajdującego się w miejscowości 64-920 Piła Pl. ks. dr. Bolesława Domańskiego 10 dz. nr 249/1 obręb 0018 jedn. ew. 3019011_1 Piła będącego w administracji Miejskiego Zakładu Gospodarki Mieszkaniowej w Pile	
	Adres inwestycji: Pl. ks. dr. Bolesława Domańskiego 10, działka 249/1, obręb 0018, j. ew. 301901_1 Piła	
	Projektował: mgr inż. Kodzik Marcin nr upr. ZAP/0106/POWS/18 specjalność instalacyjna w zakresie sieci, instalacji i urządzeń cieplnych, wentylacyjnych, gazowych, wodociagowych i kanalizacyjnych	Podpis:
	Sprawdził: mgr inż. Szymon Karasiewicz nr upr. ZAP/0107/POWS/11 specjalność instalacyjna w zakresie sieci, instalacji i urządzeń cieplnych, wentylacyjnych, gazowych, wodociagowych i kanalizacyjnych	
Nazwa rysunku: Aksonometria piętra II- Instalacja c.w.u. i cyrkulacji c.w.u.		Skala: 1:100
branża Sanitarna	etap Projekt budowlany	nr rysunku IS-24
		data Kwiecień 2021

Aksonometria piwnic- Instalacja c.w.u. i cyrkulacji c.w.u. dla budynku mieszkalnego wielorodzinnego zlokalizowanego w miejscowości 64-920 Piła Pl. ks. dr. Bolesława Domańskiego 10 dz. nr 249/1 jen. ew. 301901_1 Piła obr. ew. 0018 Piła skala 1:100

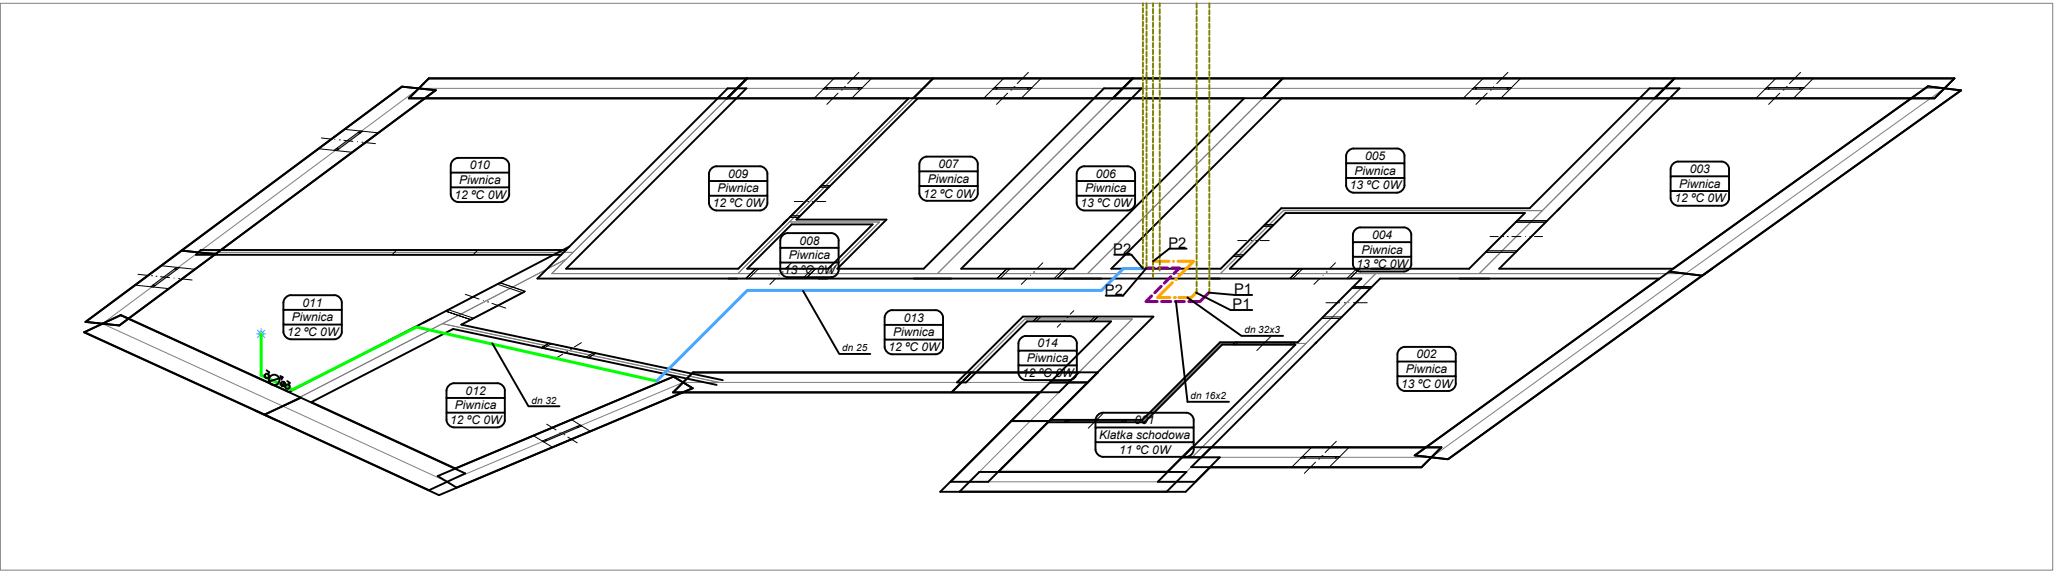


LEGENDA:

- Projektowana instalacja c.w.u.
- Projektowana instalacja cyrkulacji c.w.u.
- Projektowane piony instalacja c.w.u. i cyrkulacji c.w.u.
- Węzła wody do budynku z istniejącego przyłącza wodociągowego
- Istniejąca instalacja wodociągowa
- Projektowana instalacja wodociągowa na potrzeby węzła cieplnego

M.K. Projekt Projektowanie i Nadzór Robot Sanitarnych, Grzewczych i gazowych ul. Kołbargi 25/14 64-920 Piła kom. 71060800	Investor Gmina Piła - Miejski Zakład Gospodarki Mieszkaniowej ul. Dąbrowskiego 8 64-920 Piła	
	Nazwa inwestycji: Zmiana sposobu ogrzewania lokali mieszkalnych w budynku komunalnym" znajdującego się w miejscowości 64-920 Piła Pl. ks. dr. Bolesława Domańskiego 10 dz. nr 249/1 obręb 0018 jedn. ew. 301901_1 Piła będącego w administracji Miejskiego Zakładu Gospodarki Mieszkaniowej w Pile	
	Adres inwestycji: Pl. ks. dr. Bolesława Domańskiego 10, działka 249/1, obręb 0018, j. ew. 301901_1 Piła	
	Projektował: mgr inż. Kodzik Marcin nr upr. ZAP/0106/POWS/18 specjalność instalacyjna w zakresie sieci, instalacji i urządzeń cieplnych, wentylacyjnych, gazowych, wodociągowych i kanalizacyjnych	Podpisał:
	Sprawdził: mgr inż. Szymon Karasiewicz nr upr. ZAP/0107/POWS/11 specjalność instalacyjna w zakresie sieci, instalacji i urządzeń cieplnych, wentylacyjnych, gazowych, wodociągowych i kanalizacyjnych	
	Nazwa rysunku: Aksonometria piwnic- Instalacja c.w.u. i cyrkulacji c.w.u.	Skala: 1:100
branża Sanitarna		etap Projekt budowlany
nr rysunku IS-21		data Kwiecień 2021

Aksonometria poddasza- Instalacja c.w.u. i cyrkulacji c.w.u. dla budynku mieszkalnego wielorodzinnego zlokalizowanego w miejscowości 64-920 Piła Pl. ks. dr. Bolesława Domańskiego 10 dz. nr 249/1 jen. ew. 301901_1 Piła obr. ew. 0018 Piła skala 1:100

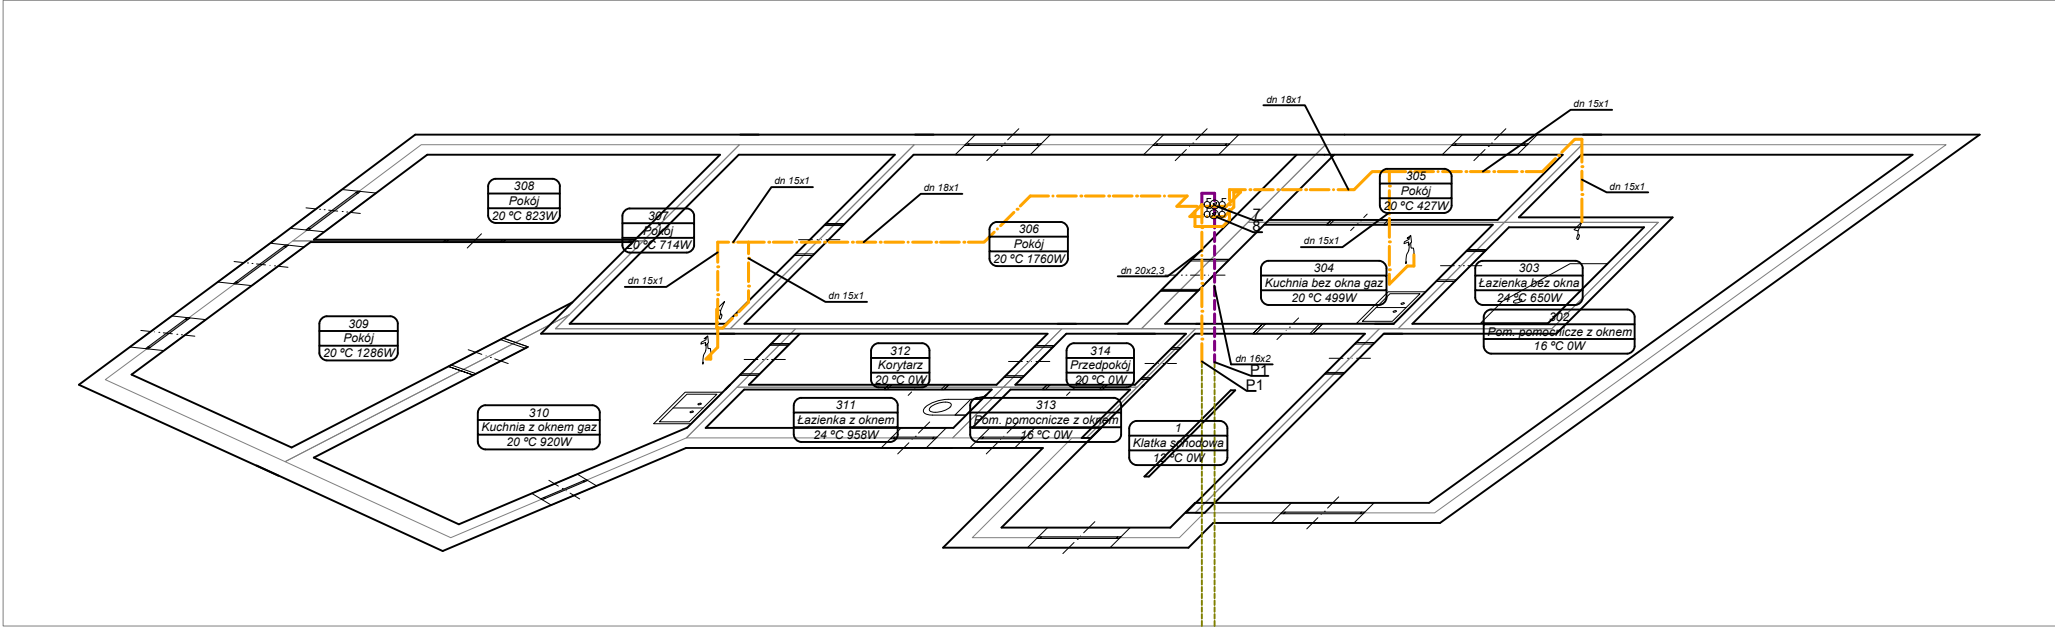


LEGENDA:

- Projektowana instalacja c.w.u.
- Projektowana instalacja cyrkulacji c.w.u.
- Projektowane piony instalacji c.w.u. i cyrkulacji c.w.u.
- 7 Projektowane projektowany wodomierz c.w.u. GSD8-R C R 100 Q= 1,6m³/h dn 15 prod B-Meters dla lokalu nr 7
- 8 Projektowane projektowany wodomierz c.w.u. GSD8-R C R 100 Q= 1,6m³/h dn 15 prod B-Meters dla lokalu nr 8

Inwestor		Gmina Piła - Miejski Zakład Gospodarki Mieszkaniowej ul. Dąbrowskiego 8 64-920 Piła	
Nazwa inwestycji:		Zmiana sposobu ogrzewania lokali mieszkalnych w budynku komunalnym" znajdującego się w miejscowości 64-920 Piła Pl. ks. dr. Bolesława Domańskiego 10 dz. nr 249/1 obręb 0018 jedn. ew. 301901_1 Piła będącego w administracji Miejskiego Zakładu Gospodarki Mieszkaniowej w Pile	
Adres inwestycji:		Pl. ks. dr. Bolesława Domańskiego 10, działka 249/1, obręb 0018, j. ew. 301901_1 Piła	
Projektował:		mgr inż. Kodzik Marcin nr upr. ZAP/0106/POWS/18 specjalność instalacyjna w zakresie sieci, instalacji i urządzeń cieplnych, wentylacyjnych, gazowych, wodociagowych i kanalizacyjnych	Podpis:
Sprawdził:		mgr inż. Szymon Karasiewicz nr upr. ZAP/0107/POWS/11 specjalność instalacyjna w zakresie sieci, instalacji i urządzeń cieplnych, wentylacyjnych, gazowych, wodociagowych i kanalizacyjnych	Wzrost:
Nazwa rysunku:		Aksonometria piętra II- Instalacja c.w.u. i cyrkulacji c.w.u.	Skala:
branża	etap	nr rysunku	data
Sanitarna	Projekt budowlany	15-25	Kwiecień 2021

Rzut parteru- stan istniejący dla budynku mieszkalnego wielorodzinnego
zlokalizowanego w miejscowości 64-920 Piła Pl. ks. dr. Bolesława Domańskiego 10
dz. nr 249/1 jen. ew. 301901_1 Piła obr. ew. 0018 Piła skala 1:100
Sąsiednia działka nr 246

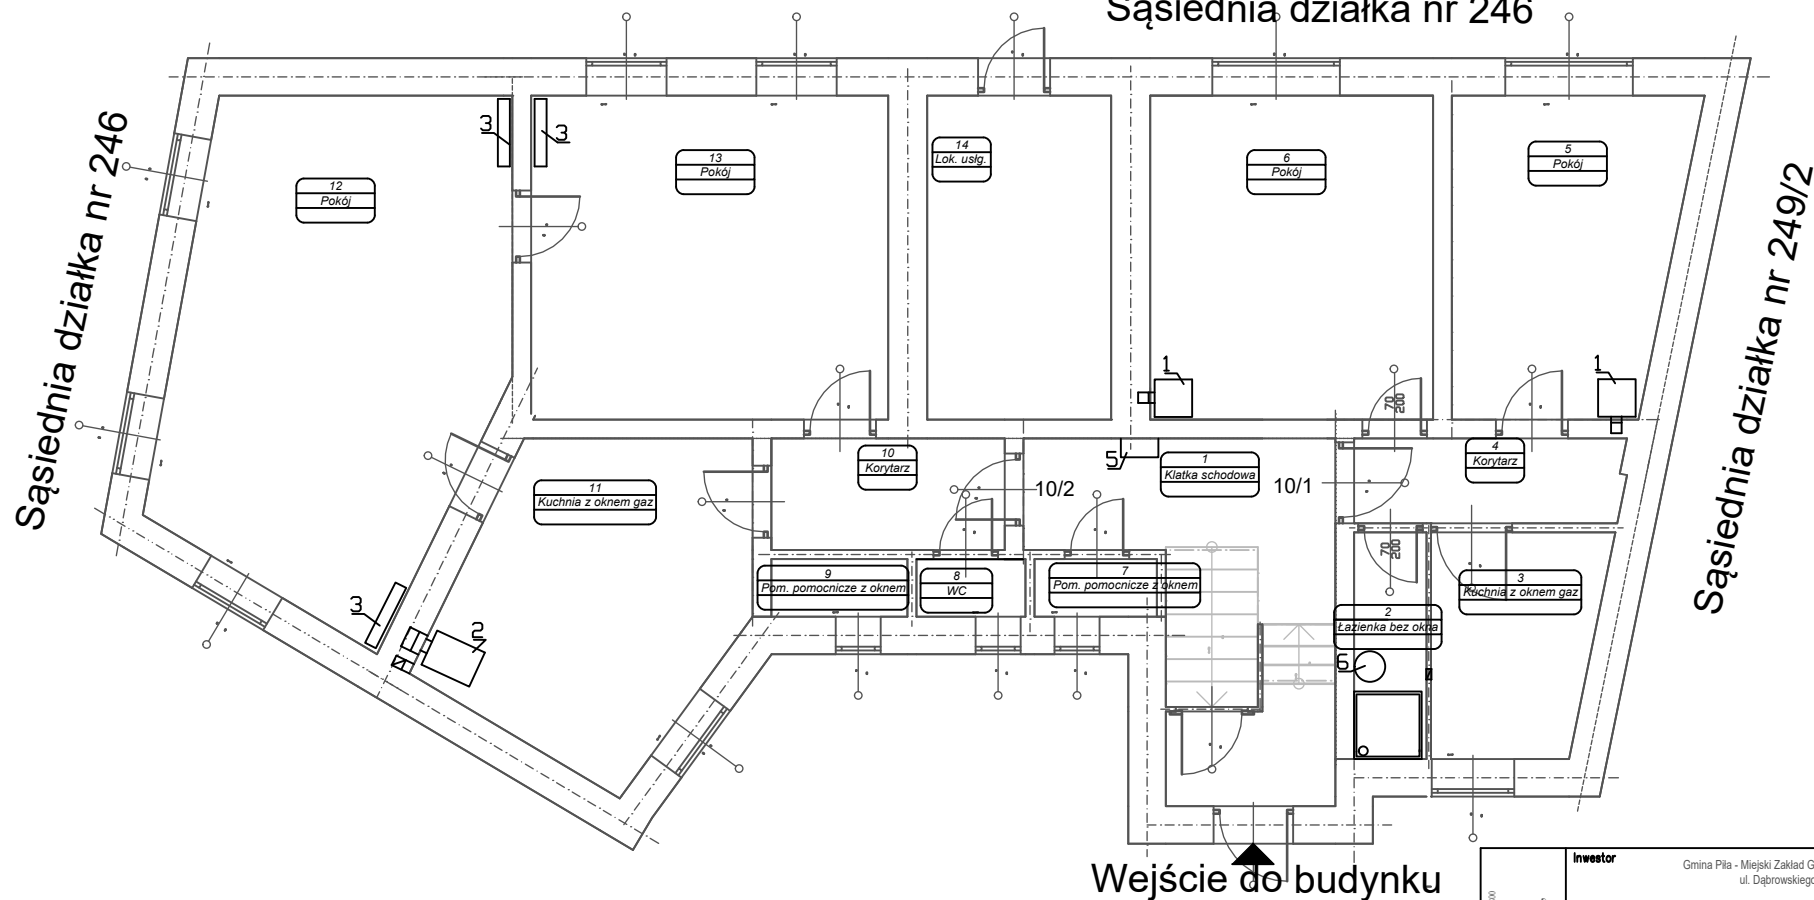

Legenda:

- 1- Istniejący piec kaflowy do demontażu
- 2- Istniejący kocioł stałopalny do demontażu
- 3- Istniejący grzejniki do demontażu
- 5- Istniejąca szafka z gazomierzami


Sąsiednia działka nr 250
droga PL. ks. dr. Domańskiego

Wejście do budynku

Inwestor		Gmina Piła - Miejski Zakład Gospodarki Mieszkaniowej ul. Dąbrowskiego 8 64-920 Piła	
Nazwa inwestycji		Zmiana sposobu ogrzewania lokali mieszkalnych w budynku komunalnym" znajdującego się w miejscowości 64-920 Piła Pl. ks. dr. Bolesława Domańskiego 10 dz. nr 249/1 obręb 0018 jedn. ew. 301901_1 Piła będącego w administracji Miejskiego Zakładu Gospodarki Mieszkaniowej w Pile	
Adres inwestycji		Pl. ks. dr. Bolesława Domańskiego 10, działka 249/1, obręb 0018, j. ew. 301901_1 Piła	
Projektował:		mgr inż. Kodzik Marcin nr upr. ZAP/0106/POWS/18 specjalność instalacyjna w zakresie sieci, instalacji i urządzeń cieplnych, wentylacyjnych, gazowych, wodociagowych i kanalizacyjnych	Podpis:
Sprawdził:		mgr inż. Szymon Karaszkiewicz nr upr. ZAP/0107/POWS/11 specjalność instalacyjna w zakresie sieci, instalacji i urządzeń cieplnych, wentylacyjnych, gazowych, wodociagowych i kanalizacyjnych	Wzrost:
Nazwa rysunku:		Rzut parteru- Stan istniejący	Skala: 1:100
branża	etap	nr rysunku	data
Sanitarna	Projekt budowlany	IS-02	Kwiecień 2021

Rzut piętra I- stan istniejący dla budynku mieszkalnego wielorodzinnego
zlokalizowanego w miejscowości 64-920 Piła Pl. ks. dr. Bolesława Domańskiego 10
dz. nr 249/1 jen. ew. 301901_1 Piła obr. ew. 0018 Piła skala 1:100

Sąsiednia działka nr 246

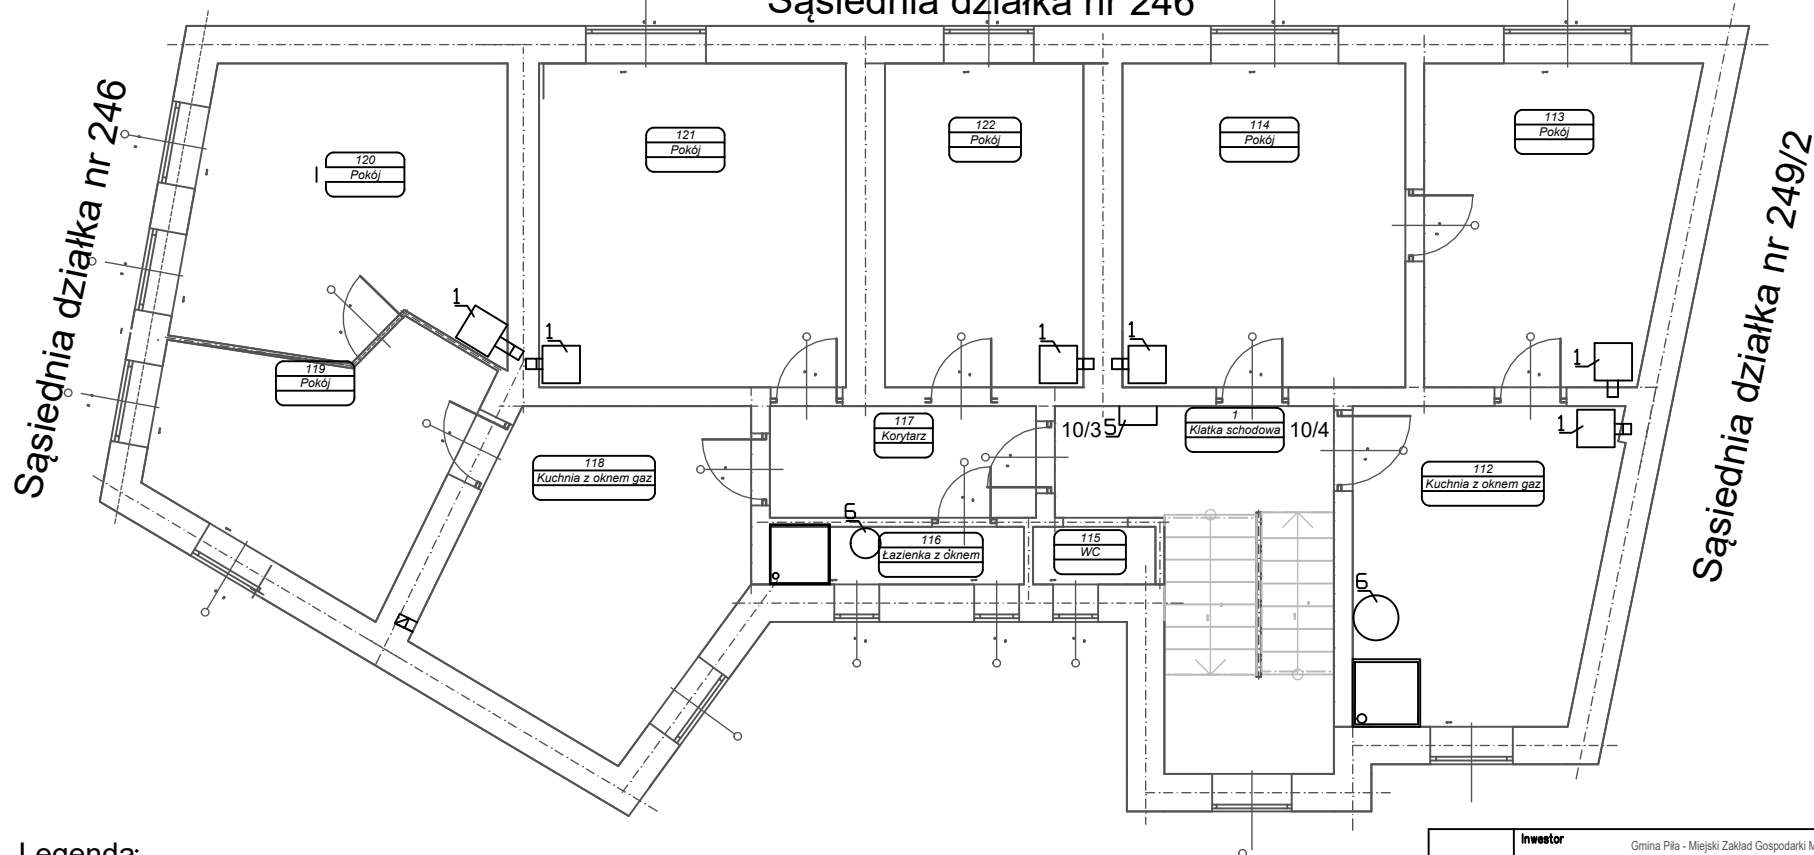


Legenda:

- 1- Istniejący piec kaflowy do demontażu
- 5- Istniejąca szafka z gazomierzami
- 6- Istniejący pojemnościowy podgrzewacz c.w.u do demontażu

Sąsiednia działka nr 250
droga PL. ks. dr. Domańskiego

Inwestor		Gmina Piła - Miejski Zakład Gospodarki Mieszkaniowej ul. Dąbrowskiego 8 64-920 Piła	
Nazwa inwestycji		Zmiana sposobu ogrzewania lokali mieszkalnych w budynku komunalnym" znajdującego się w miejscowości 64-920 Piła Pl. ks. dr. Bolesława Domańskiego 10 dz. nr 249/1 obręb 0018 jedn. ew. 301901_1 Piła będącego w administracji Miejskiego Zakładu Gospodarki Mieszkaniowej w Pile	
Adres inwestycji		Pl. ks. dr. Bolesława Domańskiego 10, działka 249/1, obręb 0018, j. ew. 301901_1 Piła	
Projektował:		mgr inż. Kodzik Marcin nr upr. ZAP/0106/POWS/18 specjalność instalacyjna w zakresie sieci, instalacji i urządzeń cieplnych, wentylacyjnych, gazowych, wodociagowych i kanalizacyjnych	Podpis:
Sprawdził:		mgr inż. Szymon Karaszkiewicz nr upr. ZAP/0107/POWS/11 specjalność instalacyjna w zakresie sieci, instalacji i urządzeń cieplnych, wentylacyjnych, gazowych, wodociagowych i kanalizacyjnych	Wzrost:
Nazwa rysunku:		Rzut piętra I- Stan istniejący	Skala: 1:100
branża	etap	nr rysunku	data
Sanitarna	Projekt budowlany	IS-03	Kwiecień 2021

Rzut piętra II- stan istniejący dla budynku mieszkalnego wielorodzinnego
zlokalizowanego w miejscowości 64-920 Piła PI. ks. dr. Bolesława Domańskiego 10
dz. nr 249/1 jen. ew. 301901_1 Piła obr. ew. 0018 Piła skala 1:100

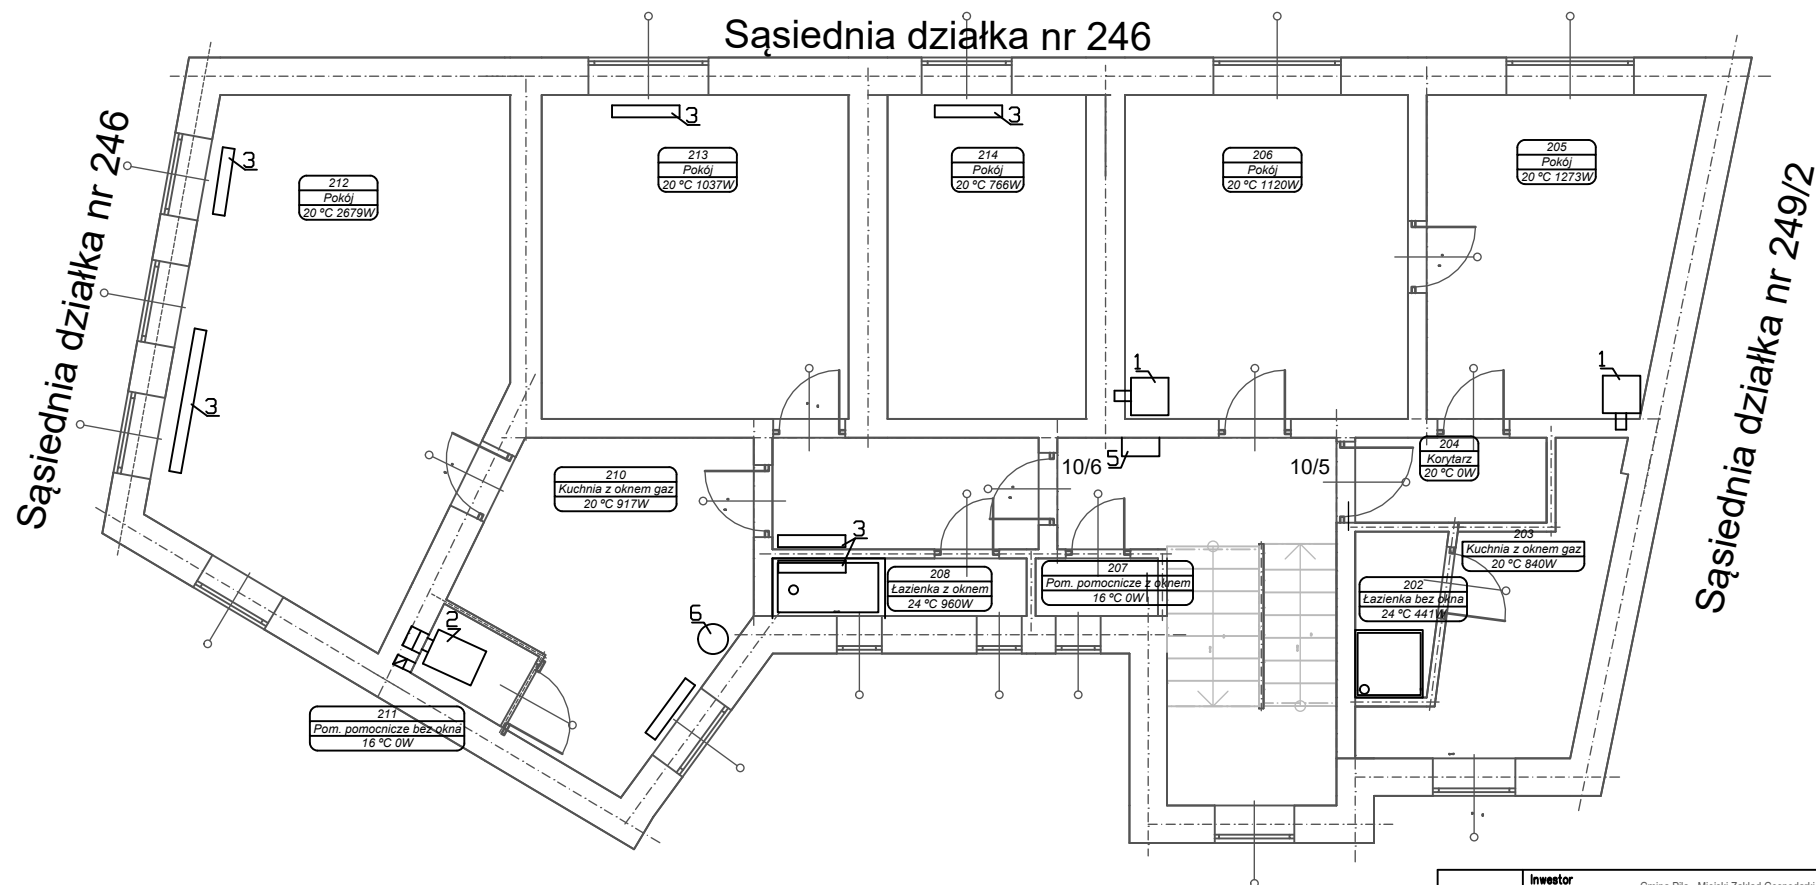


Legenda:

- 1- Istniejący piec kaflowy do demontażu
- 2- Istniejący kocioł stałopalny do demontażu
- 3- Istniejący grzejniki do demontażu
- 5- Istniejąca szafka z gazomierzami
- 6- Istniejący pojemnościowy podgrzewacz c.w.u do demontażu

kon. 73040000 M.K. Projekt Projektowanie i Nadzór Robot Sanitarnych, Grzewczych i gazowych ul. Kołowej Jaki 214 64-400 Piła	Inwestor		Gmina Piła - Miejski Zakład Gospodarki Mieszkaniowej ul. Dąbrowskiego 8 64-920 Piła	
	Nazwa inwestycji: Zmiana sposobu ogrzewania lokali mieszkalnych w budynku komunalnym" znajdującego się w miejscowości 64-920 Piła PI. ks. dr. Bolesława Domańskiego 10 dz. nr 249/1 obręb 0018 jedn. ew. 3019011_1 Piła będącego w administracji Miejskiego Zakładu Gospodarki Mieszkaniowej w Pile			
	Adres inwestycji: Pl. ks. dr. Bolesława Domańskiego 10, działka 249/1, obręb 0018, j. ew. 301901_1 Piła			
	Projektował: mgr inż. Rodzik Marcin nr upr. ZAP/0106/POWS/18 specjalność instalacyjna w zakresie sieci, instalacji i urządzeń cieplnych, wentylacyjnych, gazowych, wodociagowych i kanalizacyjnych		Podpis:	
	Sprawdził: mgr inż. Szymon Karasiewicz nr upr. ZAP/0107/POWS/11 specjalność instalacyjna w zakresie sieci, instalacji i urządzeń cieplnych, wentylacyjnych, gazowych, wodociagowych i kanalizacyjnych		słisko	
Nazwa rysunku: Rzut piętra II- Stan istniejący		1:100		data
branża		etap		nr rysunku
Sanitarna		Projekt budowlany		IS-04
				Kwiecień 2021


Rzut piwnic- stan istniejący dla budynku mieszkalnego wielorodzinnego
zlokalizowanego w miejscowości 64-920 Piła Pl. ks. dr. Bolesława Domańskiego 10 dz.
nr 249/1 jen. ew. 301901_1 Piła obr. ew. 0018 Piła skala 1:100

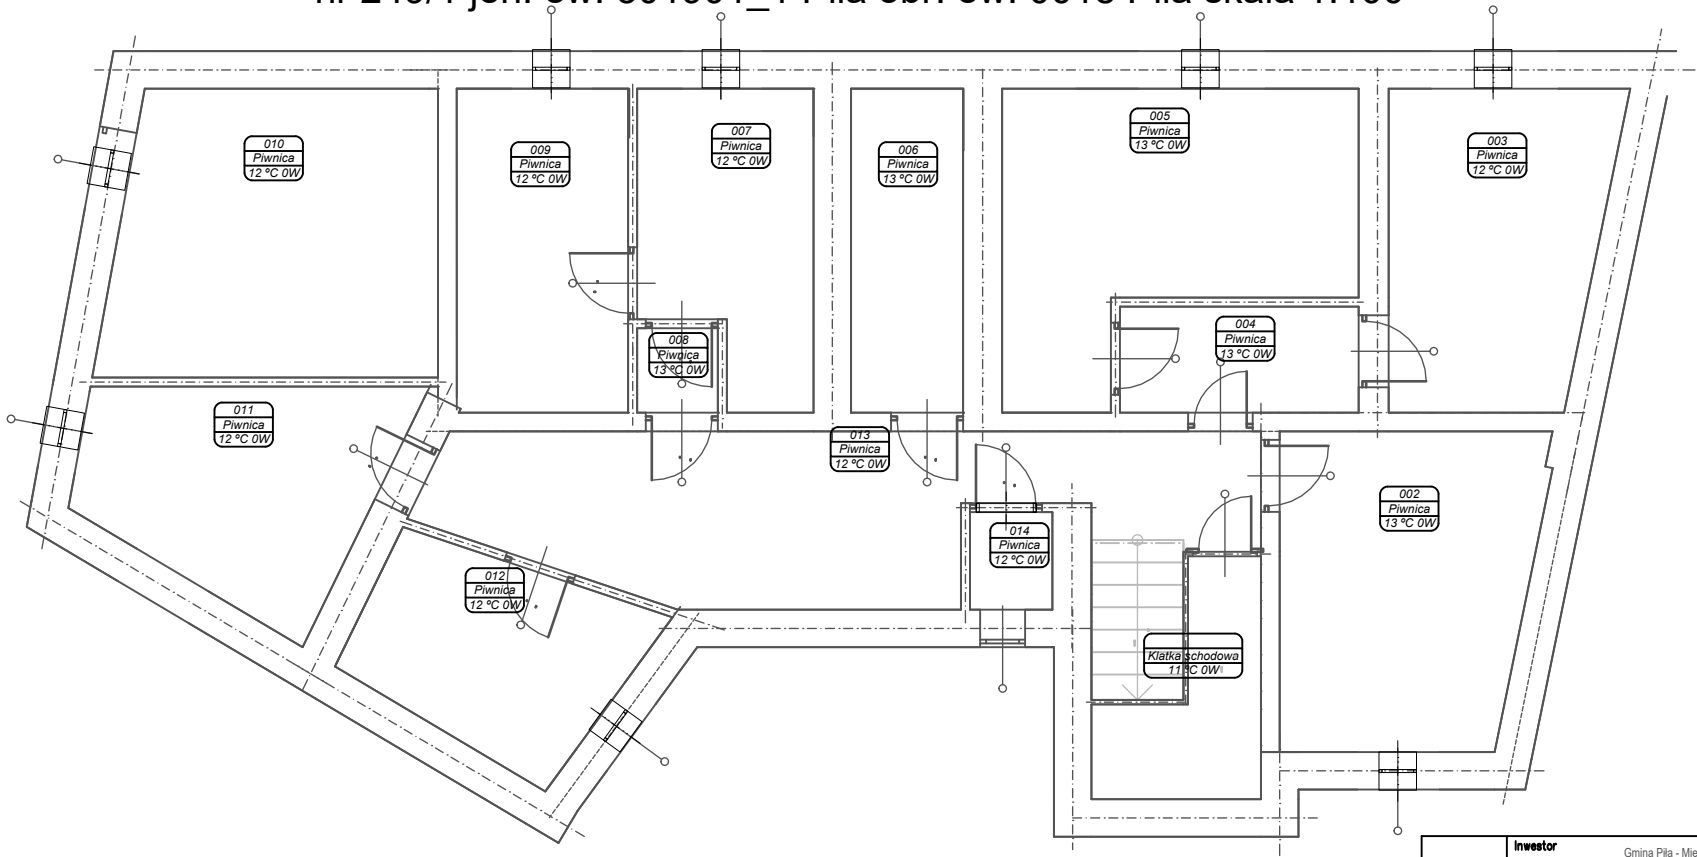

Inwestor				Gmina Piła - Miejski Zakład Gospodarki Mieszkaniowej ul. Dąbrowskiego 8 64-920 Piła			
Nazwa inwestycji				Zmiana sposobu ogrzewania lokali mieszkalnych w budynku komunalnym" znajdującego się w miejscowości 64-920 Piła Pl. ks. dr. Bolesława Domańskiego 10 dz. nr 249/1 obręb 0018 jedn. ew. 301901_1 Piła będącego w administracji Miejskiego Zakładu Gospodarki Mieszkaniowej w Pile			
Adres inwestycji				Pl. ks. dr Bolesława Domańskiego 10, działka 249/1, obręb 0018, j. ew. 301901_1 Piła			
Projektował:				mgr inż. Kodzik Marcin nr upr. ZAP/0106/POWS/18 specjalność instalacyjna w zakresie sieci, instalacji i urządzeń cieplnych, wentylacyjnych, gazowych, wodociagowych i kanalizacyjnych			
Sprawdził:				mgr inż. Szymon Karaszkiewicz nr upr. ZAP/0107/POWS/11 specjalność instalacyjna w zakresie sieci, instalacji i urządzeń cieplnych, wentylacyjnych, gazowych, wodociagowych i kanalizacyjnych			
Nazwa rysunku:				Rzut piwnic- Stan istniejący			
Skala:				1:100			
branża		etap		nr rysunku		data	
Sanitarna		Projekt budowlany		IS-01		Kwiecień 2021	

kom. 73040800
M.K. Projekt
Projektowanie i Nadzór Robót Sanitarnych,
Grzewczych i gazowych
ul. Kołwaj 14b/2514 64-920 Piła

Rzut poddasza- stan istniejący dla budynku mieszkalnego wielorodzinnego
zlokalizowanego w miejscowości 64-920 Piła Pl. ks. dr. Bolesława Domańskiego
10 dz. nr 249/1 jen. ew. 301901_1 Piła obr. ew. 0018 Piła skala 1:100

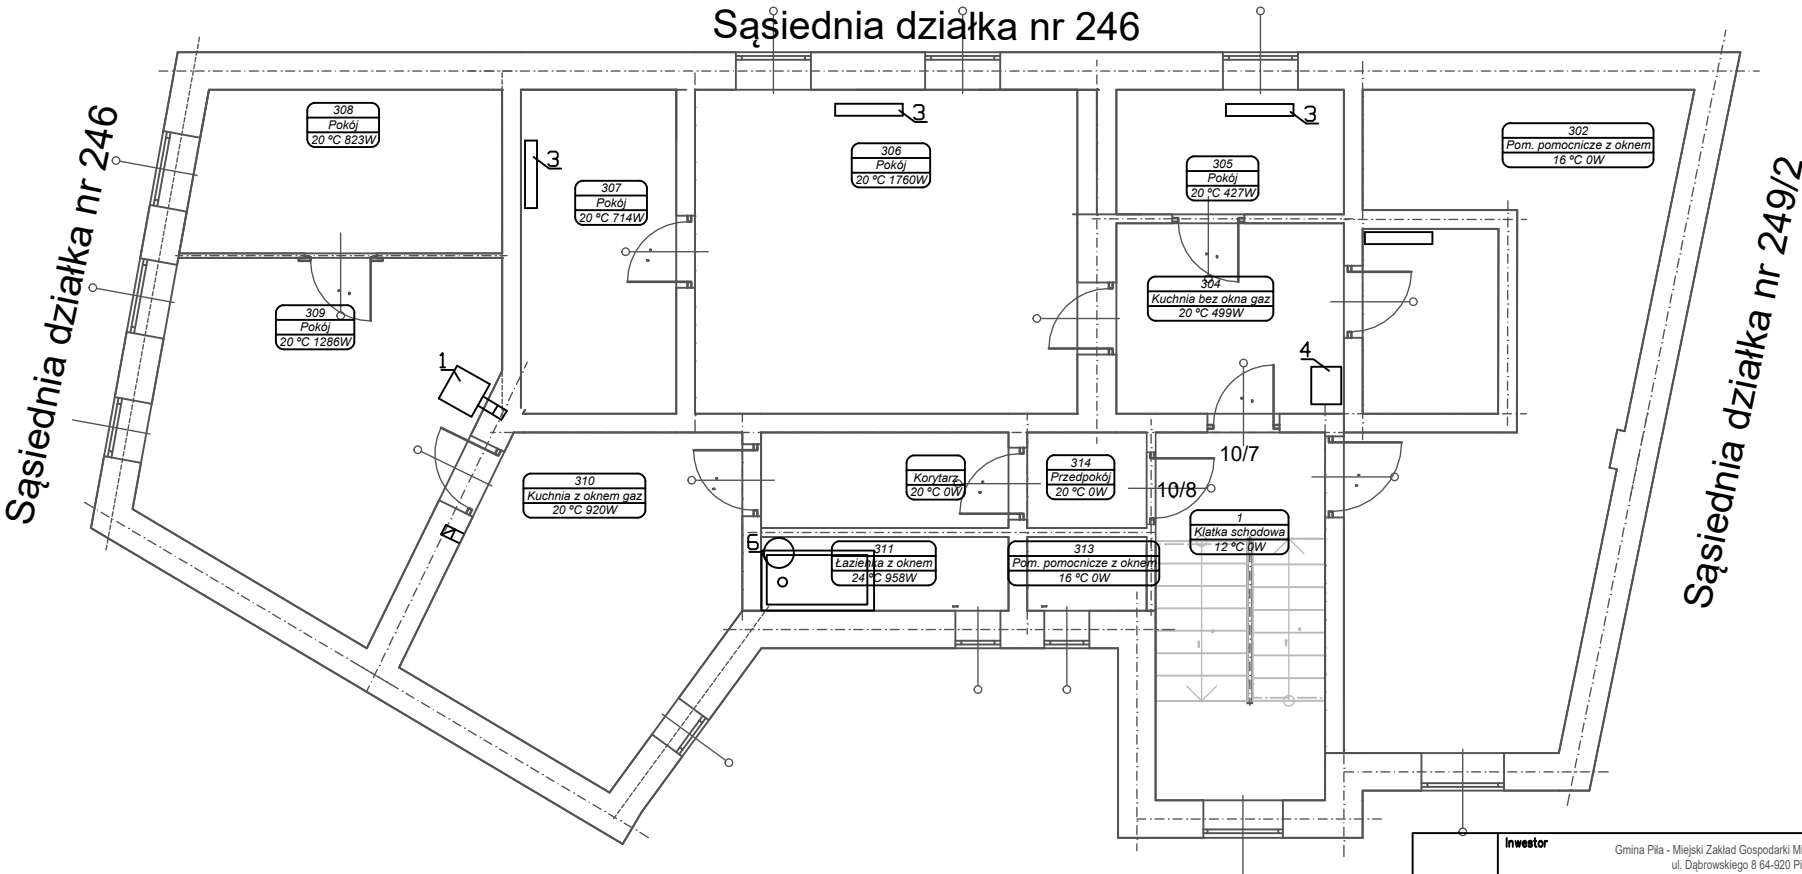

Legenda:


- 1- Istniejący piec kaflowy do demontażu
- 2- Istniejący kocioł stałopalny do demontażu
- 3- Istniejący grzejniki do demontażu
- 4- Istniejący kocioł gazowy do demontażu
- 6- Istniejący pojemnościowy podgrzewacz c.w.u. do demontażu

Sąsiednia działka nr 250
droga PL. ks. dr. Domańskiego

Inwestor		Gmina Piła - Miejski Zakład Gospodarki Mieszkaniowej ul. Dąbrowskiego 8 64-920 Piła	
Nazwa inwestycji		Zmiana sposobu ogrzewania lokali mieszkalnych w budynku komunalnym" znajdującego się w miejscowości 64-920 Piła Pl. ks. dr. Bolesława Domańskiego 10 dz. nr 249/1 obręb 0018 jedn. ew. 301901_1 Piła będącego w administracji Miejskiego Zakładu Gospodarki Mieszkaniowej w Pile	
Adres inwestycji		Pl. ks. dr. Bolesława Domańskiego 10, działka 249/1, obręb 0018, j. ew. 301901_1 Piła	
Projektował:		mgr inż. Kodzik Marcin nr upr. ZAP/0106/POWS/18 specjalność instalacyjna w zakresie sieci, instalacji i urządzeń cieplnych, wentylacyjnych, gazowych, wodociagowych i kanalizacyjnych	Podpis:
Sprawdził:		mgr inż. Szymon Karaszkiewicz nr upr. ZAP/0107/POWS/11 specjalność instalacyjna w zakresie sieci, instalacji i urządzeń cieplnych, wentylacyjnych, gazowych, wodociagowych i kanalizacyjnych	Wzrost:
Nazwa rysunku:		Rzut poddasza- Stan istniejący	Skala:
branża	etap	nr rysunku	data
Sanitarna	Projekt budowlany	1S-05	Kwiecień 2021

Rzut parteru- Instalacja c.o. dla budynku mieszkalnego wielorodzinnego
zlokalizowanego w miejscowości 64-920 Piła Pl. ks. dr. Bolesława Domańskiego
10 dz. nr 249/1 jen. ew. 301901_1 Piła obr. ew. 0018 Piła skala 1:50

Sąsiednia działka nr 246

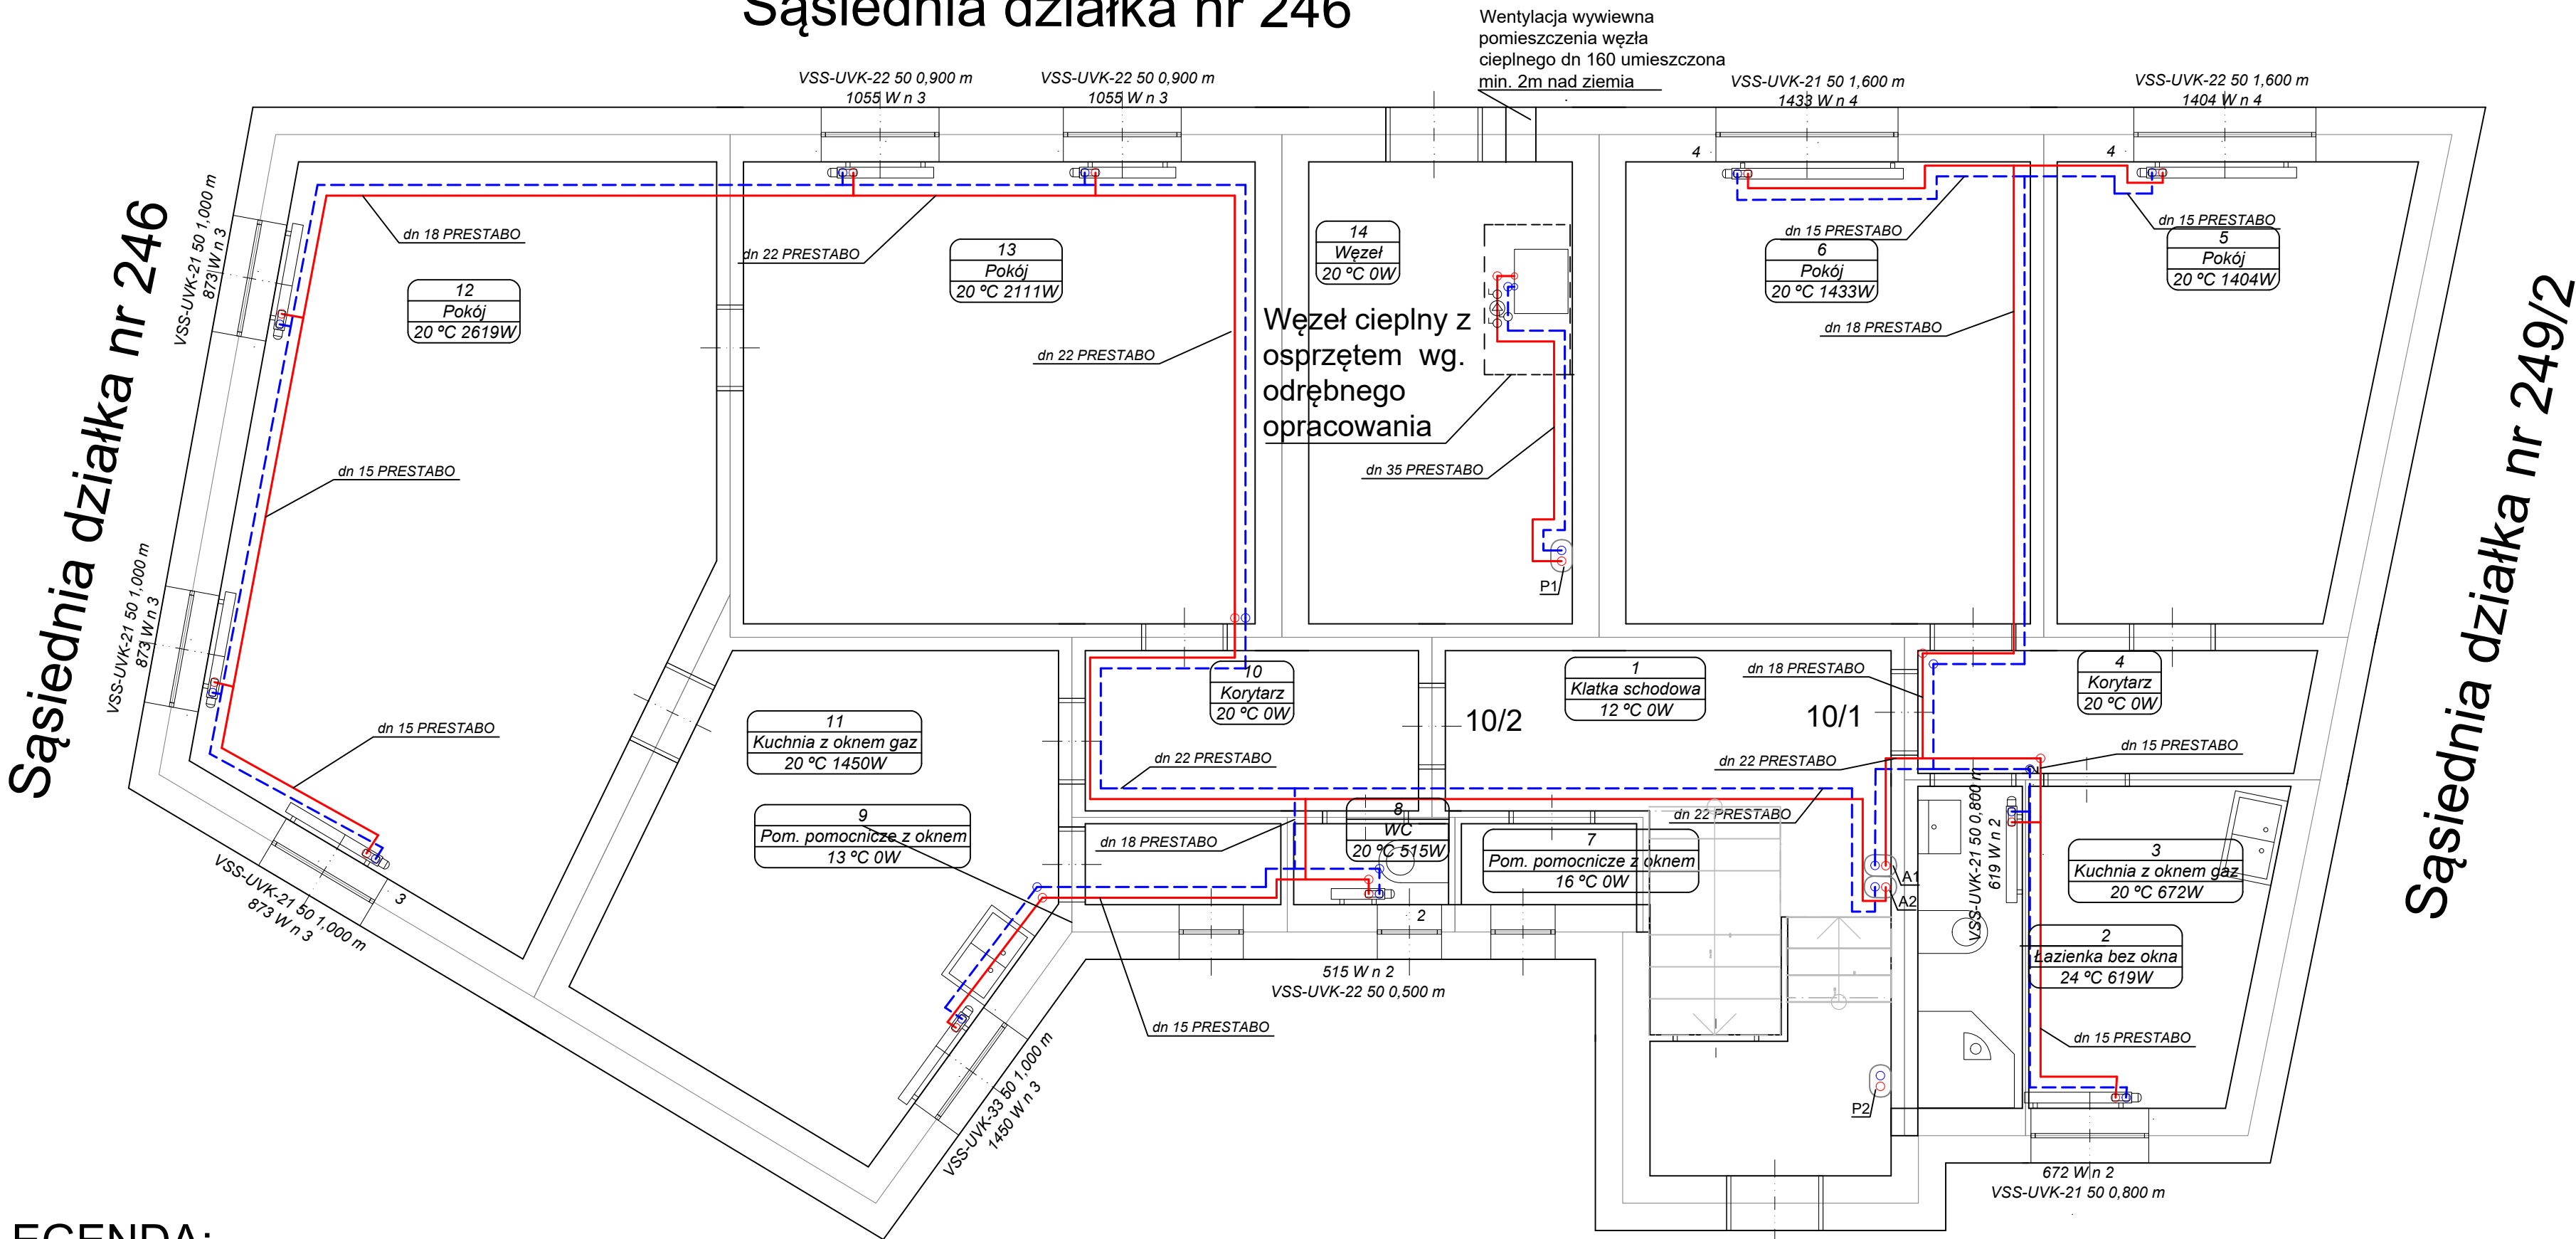

LEGENDA:


- Projektowana instalacja c.o.
○ Projektowane piony instalacji c.o.
P1, P2
A1 Projektowany zejście instalacji c.o. do lokalu 10/1
A2 Projektowany zejście instalacji c.o. do lokalu 10/2

Sąsiednia działka nr 250
droga PL. ks. dr. Domańskiego

Wejście do budynku

ul. Krolowej Jadwigi 25/14 64-920 Piła kom. 73406800 M.K. Projekt Projektowanie i Nadzór Robót Sanitarnych, Grzewczych i gazowych	Inwestor Gmina Piła - Miejski Zakład Gospodarki Mieszkaniowej ul. Dąbrowskiego 8 64-920 Piła	
	Nazwa inwestycji: Zmiana sposobu ogrzewania lokali mieszkalnych w budynku komunalnym" znajdującego się w miejscowości 64-920 Piła Pl. ks. dr. Bolesława Domańskiego 10 dz. nr 249/1 obręb 0018 jedn. ew. 3019011_1 Piła będącego w administracji Miejskiego Zakładu Gospodarki Mieszkaniowej w Pile	
	Adres inwestycji: Pl. ks. dr Bolesława Domańskiego 10, działka 249/1, obręb 0018, j. ew. 301901_1 Piła	
	Projektował: mgr inż. Kodzik Marcin nr upr. ZAP/0106/POWS/18 specjalność instalacyjna w zakresie sieci, instalacji i urządzeń cieplnych, wentylacyjnych, gazowych, wodociagowych i kanalizacyjnych	Podpis:
	Sprawdził: mgr inż. Szymon Karaśkiewicz nr upr. ZAP/0107/POWS/11 specjalność instalacyjna w zakresie sieci, instalacji i urządzeń cieplnych, wentylacyjnych, gazowych, wodociagowych i kanalizacyjnych	
Nazwa rysunku: Rzut parteru- Instalacja c.o.		skala 1:50
branża Sanitarna	etap Projekt budowlany	nr rysunku IS-07
		data Kwiecień 2021

Rzut parteru- Instalacja c.w.u. i cyrkulacji c.w.u. dla budynku mieszkalnego wielorodzinnego zlokalizowanego w miejscowości 64-920 Piła Pl. ks. dr. Bolesława Domańskiego 10 dz. nr 249/1 jen. ew. 301901_1 Piła obr. ew. 0018 Piła skala 1:50

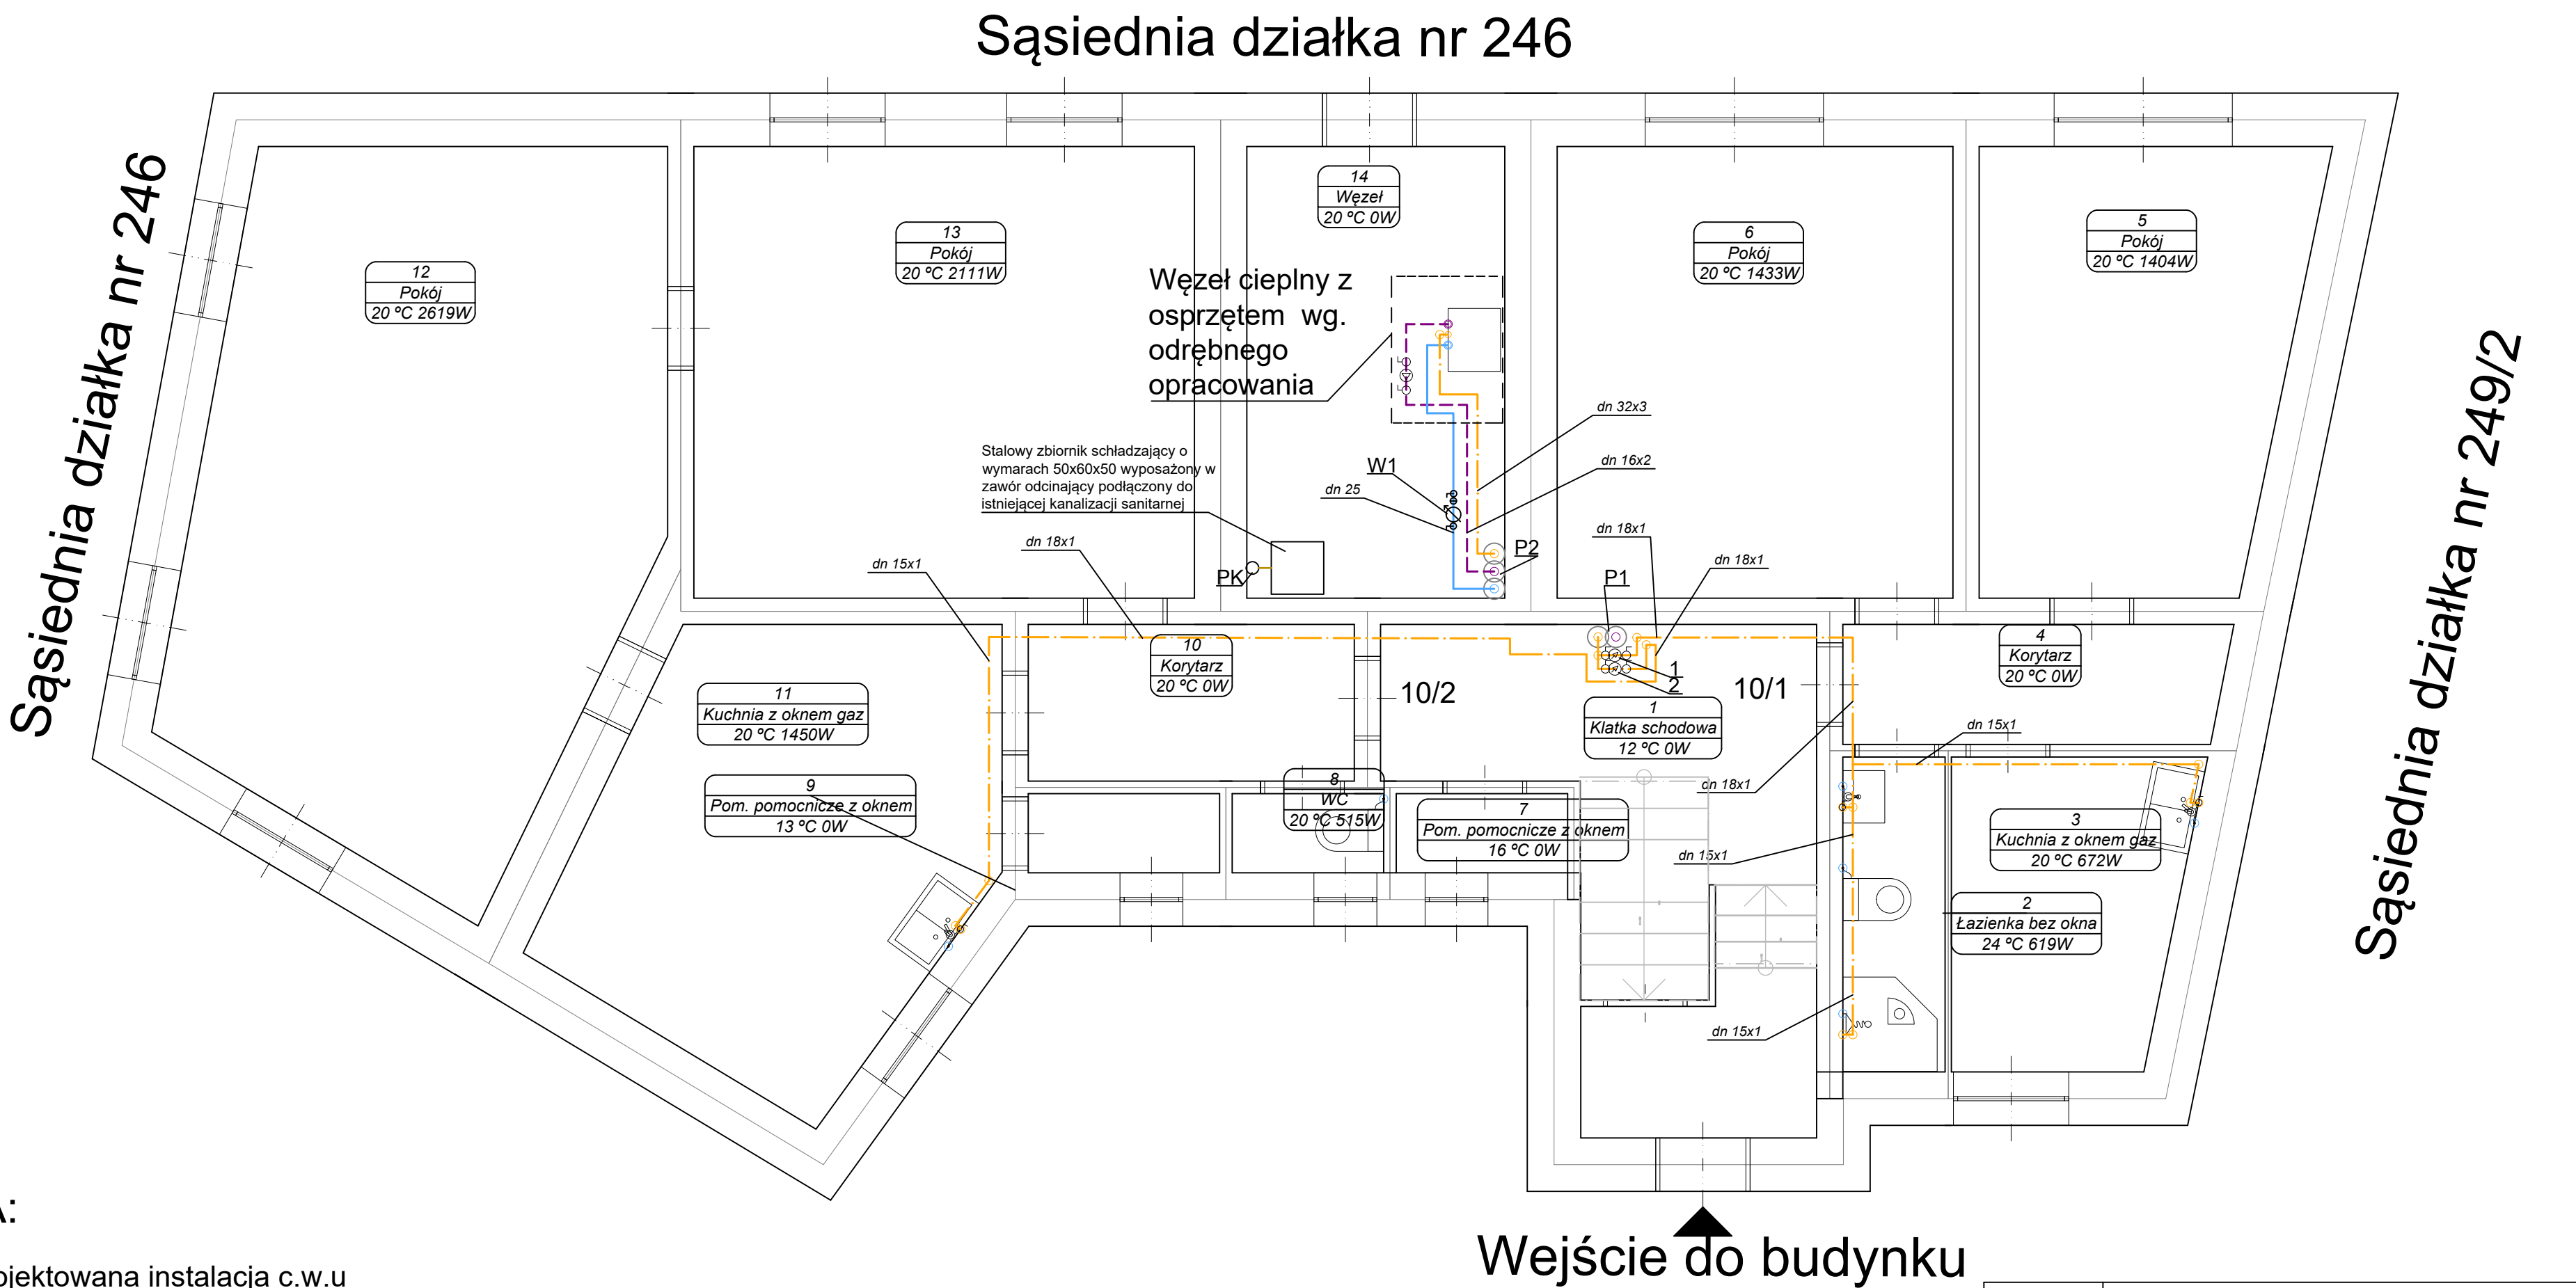

LEGENDA:


- Projektowana instalacja c.w.u.
- Projektowana instalacja cyrkulacji c.w.u.
- ⊙⊙ Projektowane piony instalacja c.w.u. i cyrkulacji c.w.u.
- P1, P2
- PK Istniejące podejście kanalizacji sanitarnej
- 1 Projektowane projektowany wodomierz c.w.u. GSD8-R C R 100 Q= 1,6m³/h dn 15 prod B-Meters dla lokalu nr 1
- 2 Projektowane projektowany wodomierz c.w.u. GSD8-R C R 100 Q= 1,6m³/h dn 15 prod B-Meters dla lokalu nr 2
- W1 Projektowany wodomierz zimnej wody dn 20mm GSD8-I AC Q3-4,0 m3/h R160/50 AM 3/4np. firmy B-meters

Sąsiednia działka nr 250
droga PL. ks. dr. Domańskiego

ul. Krolowej Jadwigi 25/14 64-920 Piła kom. 73406800 M.K. Projekt Projektowanie i Nadzór Robót Sanitarnych, Grzewczych i gazowych	Inwestor Gmina Piła - Miejski Zakład Gospodarki Mieszkaniowej ul. Dąbrowskiego 8 64-920 Piła			
	Nazwa inwestycji: Zmiana sposobu ogrzewania lokali mieszkalnych w budynku komunalnym" znajdującego się w miejscowości 64-920 Piła Pl. ks. dr. Bolesława Domańskiego 10 dz. nr 249/1 obręb 0018 jedn. ew. 3019011_1 Piła będącego w administracji Miejskiego Zakładu Gospodarki Mieszkaniowej w Pile			
	Adres inwestycji: Pl. ks. dr Bolesława Domańskiego 10, działka 249/1, obręb 0018, j. ew. 301901_1 Piła			
	Projektował: mgr inż. Kodzik Marcin nr upr. ZAP/0106/POWS/18 specjalność instalacyjna w zakresie sieci, instalacji i urządzeń cieplnych, wentylacyjnych, gazowych, wodociagowych i kanalizacyjnych		Podpis:	
	Sprawdził: mgr inż. Szymon Karaśkiewicz nr upr. ZAP/0107/POWS/11 specjalność instalacyjna w zakresie sieci, instalacji i urządzeń cieplnych, wentylacyjnych, gazowych, wodociagowych i kanalizacyjnych			
	Nazwa rysunku: Rzut parteru- Instalacja c.w.u. i cyrkulacji c.w.u.		skala 1:50	
branża Sanitarna		etap Projekt budowlany	nr rysunku IS-12	data Kwiecień 2021

Rzut piętra I- Instalacja c.o. dla budynku mieszkalnego wielorodzinnego
zlokalizowanego w miejscowości 64-920 Piła Pl. ks. dr. Bolesława Domańskiego 10
dz. nr 249/1 jen. ew. 301901_1 Piła obr. ew. 0018 Piła skala 1:50

Sąsiednia działka nr 246

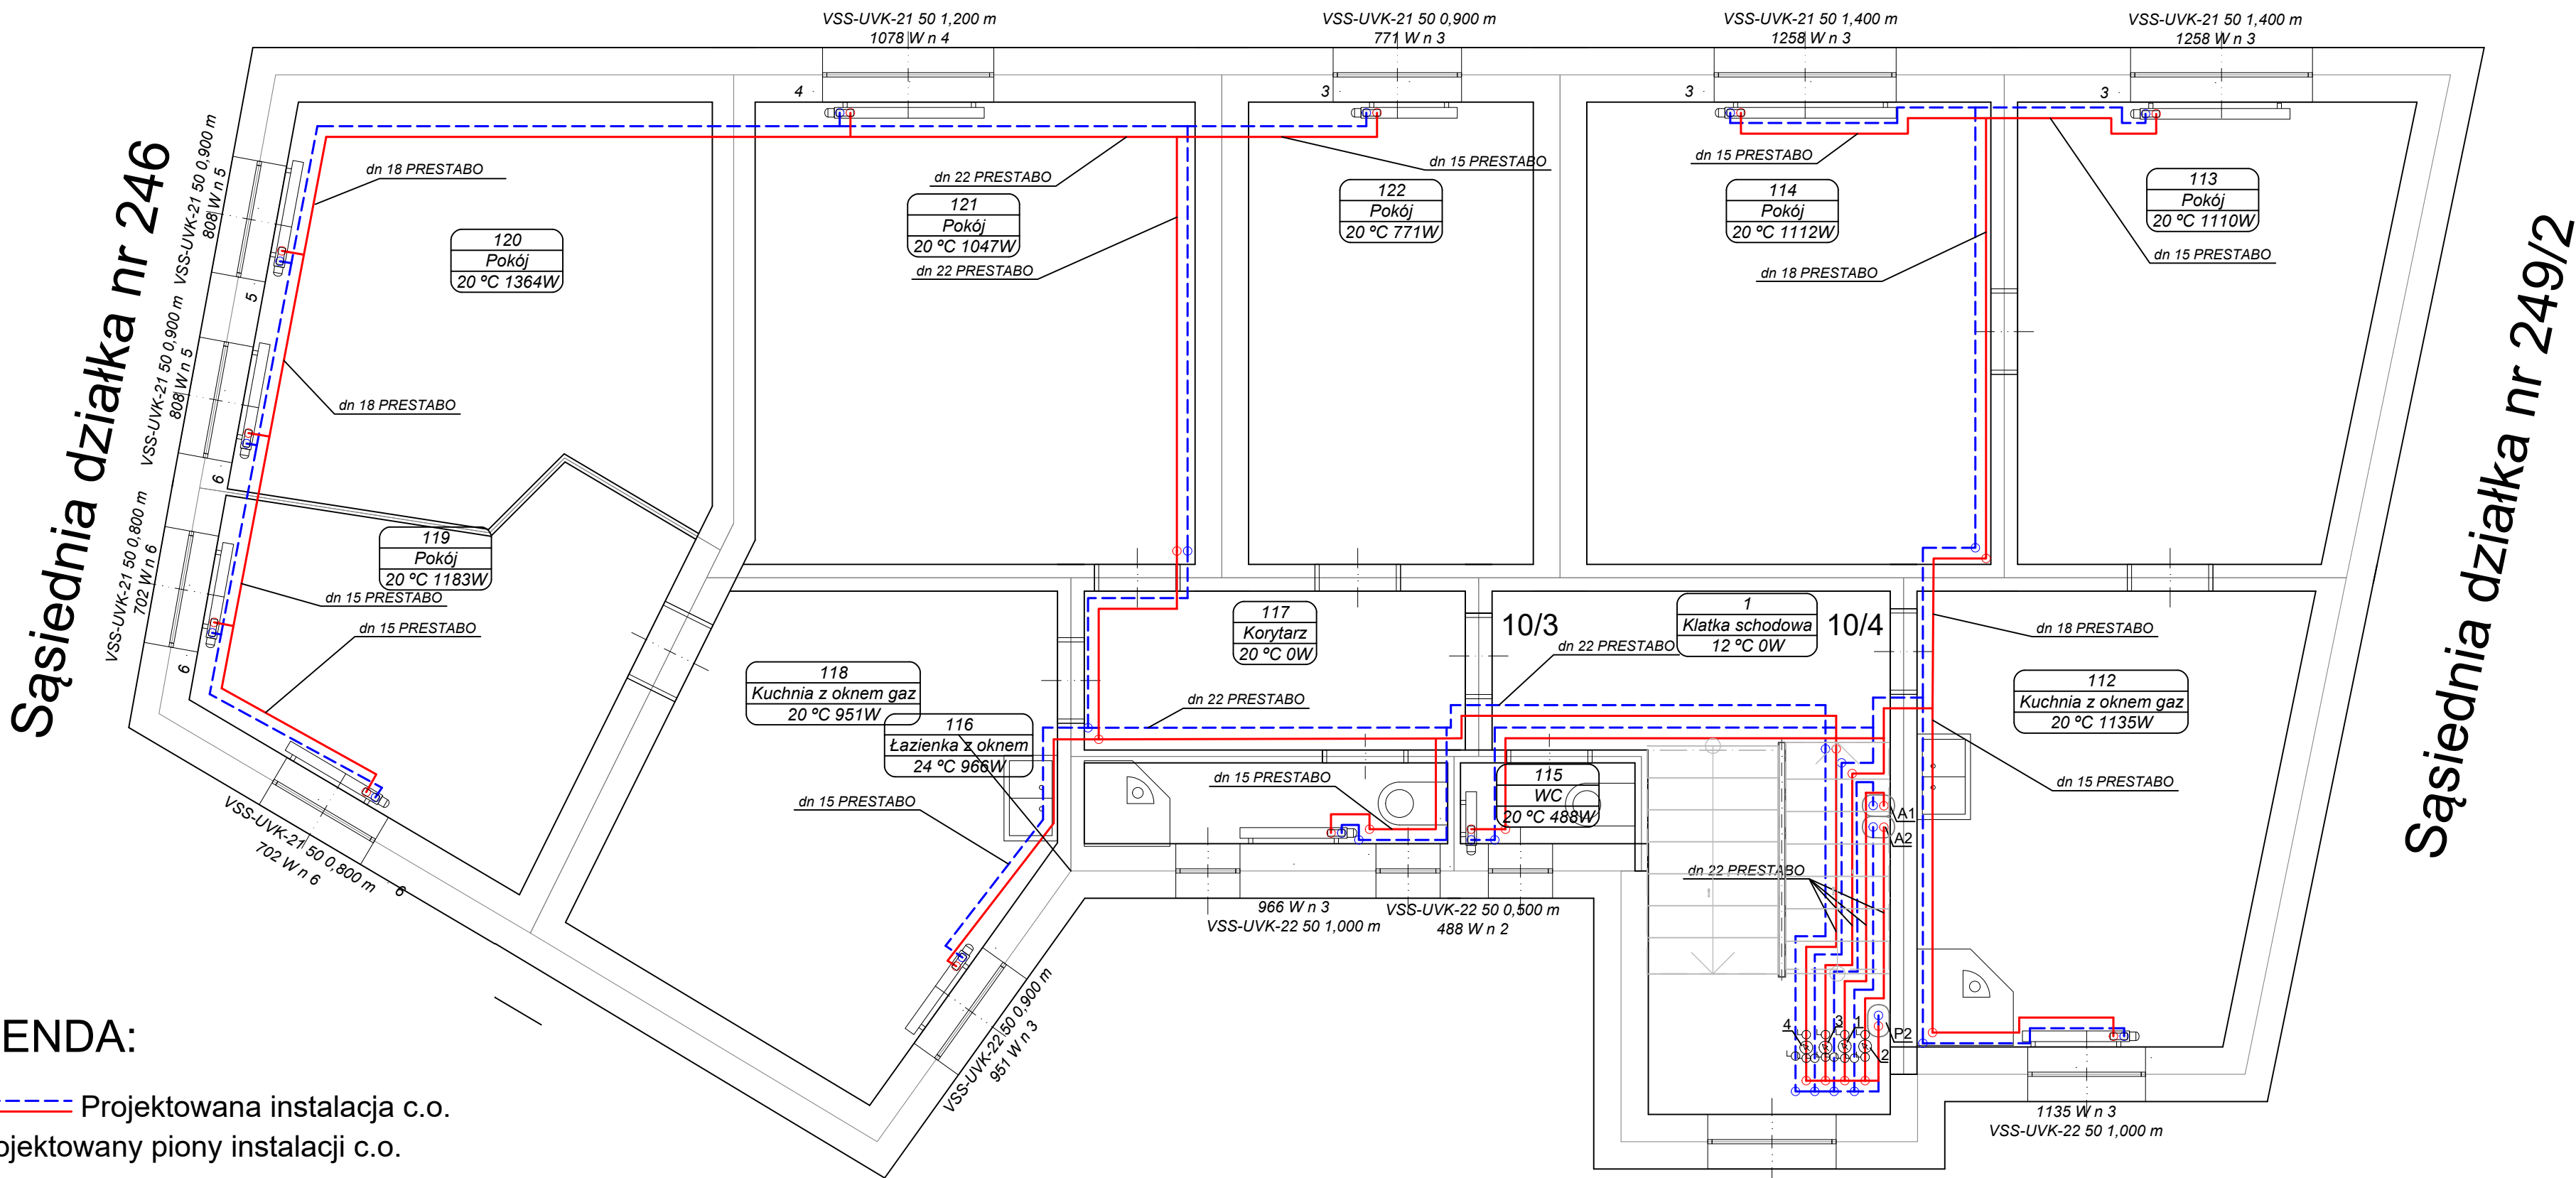

LEGENDA:

--- Projektowana instalacja c.o.

○ Projektowany pion instalacji c.o.

P2

A1 Projektowany zejście instalacji c.o. do lokalu 10/1

A2 Projektowany zejście instalacji c.o. do lokalu 10/2

1- Projektowany ultradźwiękowy licznik ciepła Multical 403
Qp 1,5 m³/h prod. Kamstrup dn 15 mm dla lokalu nr 1

2- Projektowany ultradźwiękowy licznik ciepła Multical 403
Qp 1,5 m³/h prod. Kamstrup dn 15 mm dla lokalu nr 2

3- Projektowany ultradźwiękowy licznik ciepła Multical 403
Qp 1,5 m³/h prod. Kamstrup dn 15 mm dla lokalu nr 3


4- Projektowany ultradźwiękowy licznik ciepła Multical 403
Qp 1,5 m³/h prod. Kamstrup dn 15 mm dla lokalu nr 4

Sąsiednia działka nr 250
droga PL. ks. dr. Domańskiego

ul. Królowej Jadwigi 25/14-64-920 Piła kom. 73406800 M.K. Projekt Projektowanie i Nadzór Robót Sanitarnych, Grzewczych i gazowych	Inwestor Gmina Piła - Miejski Zakład Gospodarki Mieszkaniowej ul. Dąbrowskiego 8 64-920 Piła		
	Nazwa inwestycji: Zmiana sposobu ogrzewania lokali mieszkalnych w budynku komunalnym” znajdującego się w miejscowości 64-920 Piła Pl. ks. dr. Bolesława Domańskiego 10 dz. nr 249/1 obręb 0018 jedn. ew. 3019011_1 Piła będącego w administracji Miejskiego Zakładu Gospodarki Mieszkaniowej w Pile		
	Adres inwestycji: Pl. ks. dr Bolesława Domańskiego 10, działka 249/1, obręb 0018, j. ew. 301901_1 Piła		
	Projektował: mgr inż. Kodzik Marcin nr upr. ZAP/0106/POWS/18 specjalność instalacyjna w zakresie sieci, instalacji i urządzeń cieplnych, wentylacyjnych, gazowych, wodociagowych i kanalizacyjnych	Podpis:	
	Sprawdził: mgr inż. Szymon Karaśkiewicz nr upr. ZAP/0107/POWS/11 specjalność instalacyjna w zakresie sieci, instalacji i urządzeń cieplnych, wentylacyjnych, gazowych, wodociagowych i kanalizacyjnych		
	Nazwa rysunku: Rzut piętra I- Instalacja c.o.	skala 1:50	
branża Sanitarna	etap Projekt budowlany	nr rysunku IS-08	data Kwiecień 2021

Rzut piętra I- Instalacja c.w.u. i cyrkulacji c.w.u. dla budynku mieszkalnego wielorodzinnego zlokalizowanego w miejscowości 64-920 Piła Pl. ks. dr. Bolesława Domańskiego 10 dz. nr 249/1 jen. ew. 301901_1 Piła obr. ew. 0018 Piła skala 1:50

Sąsiednia działka nr 246

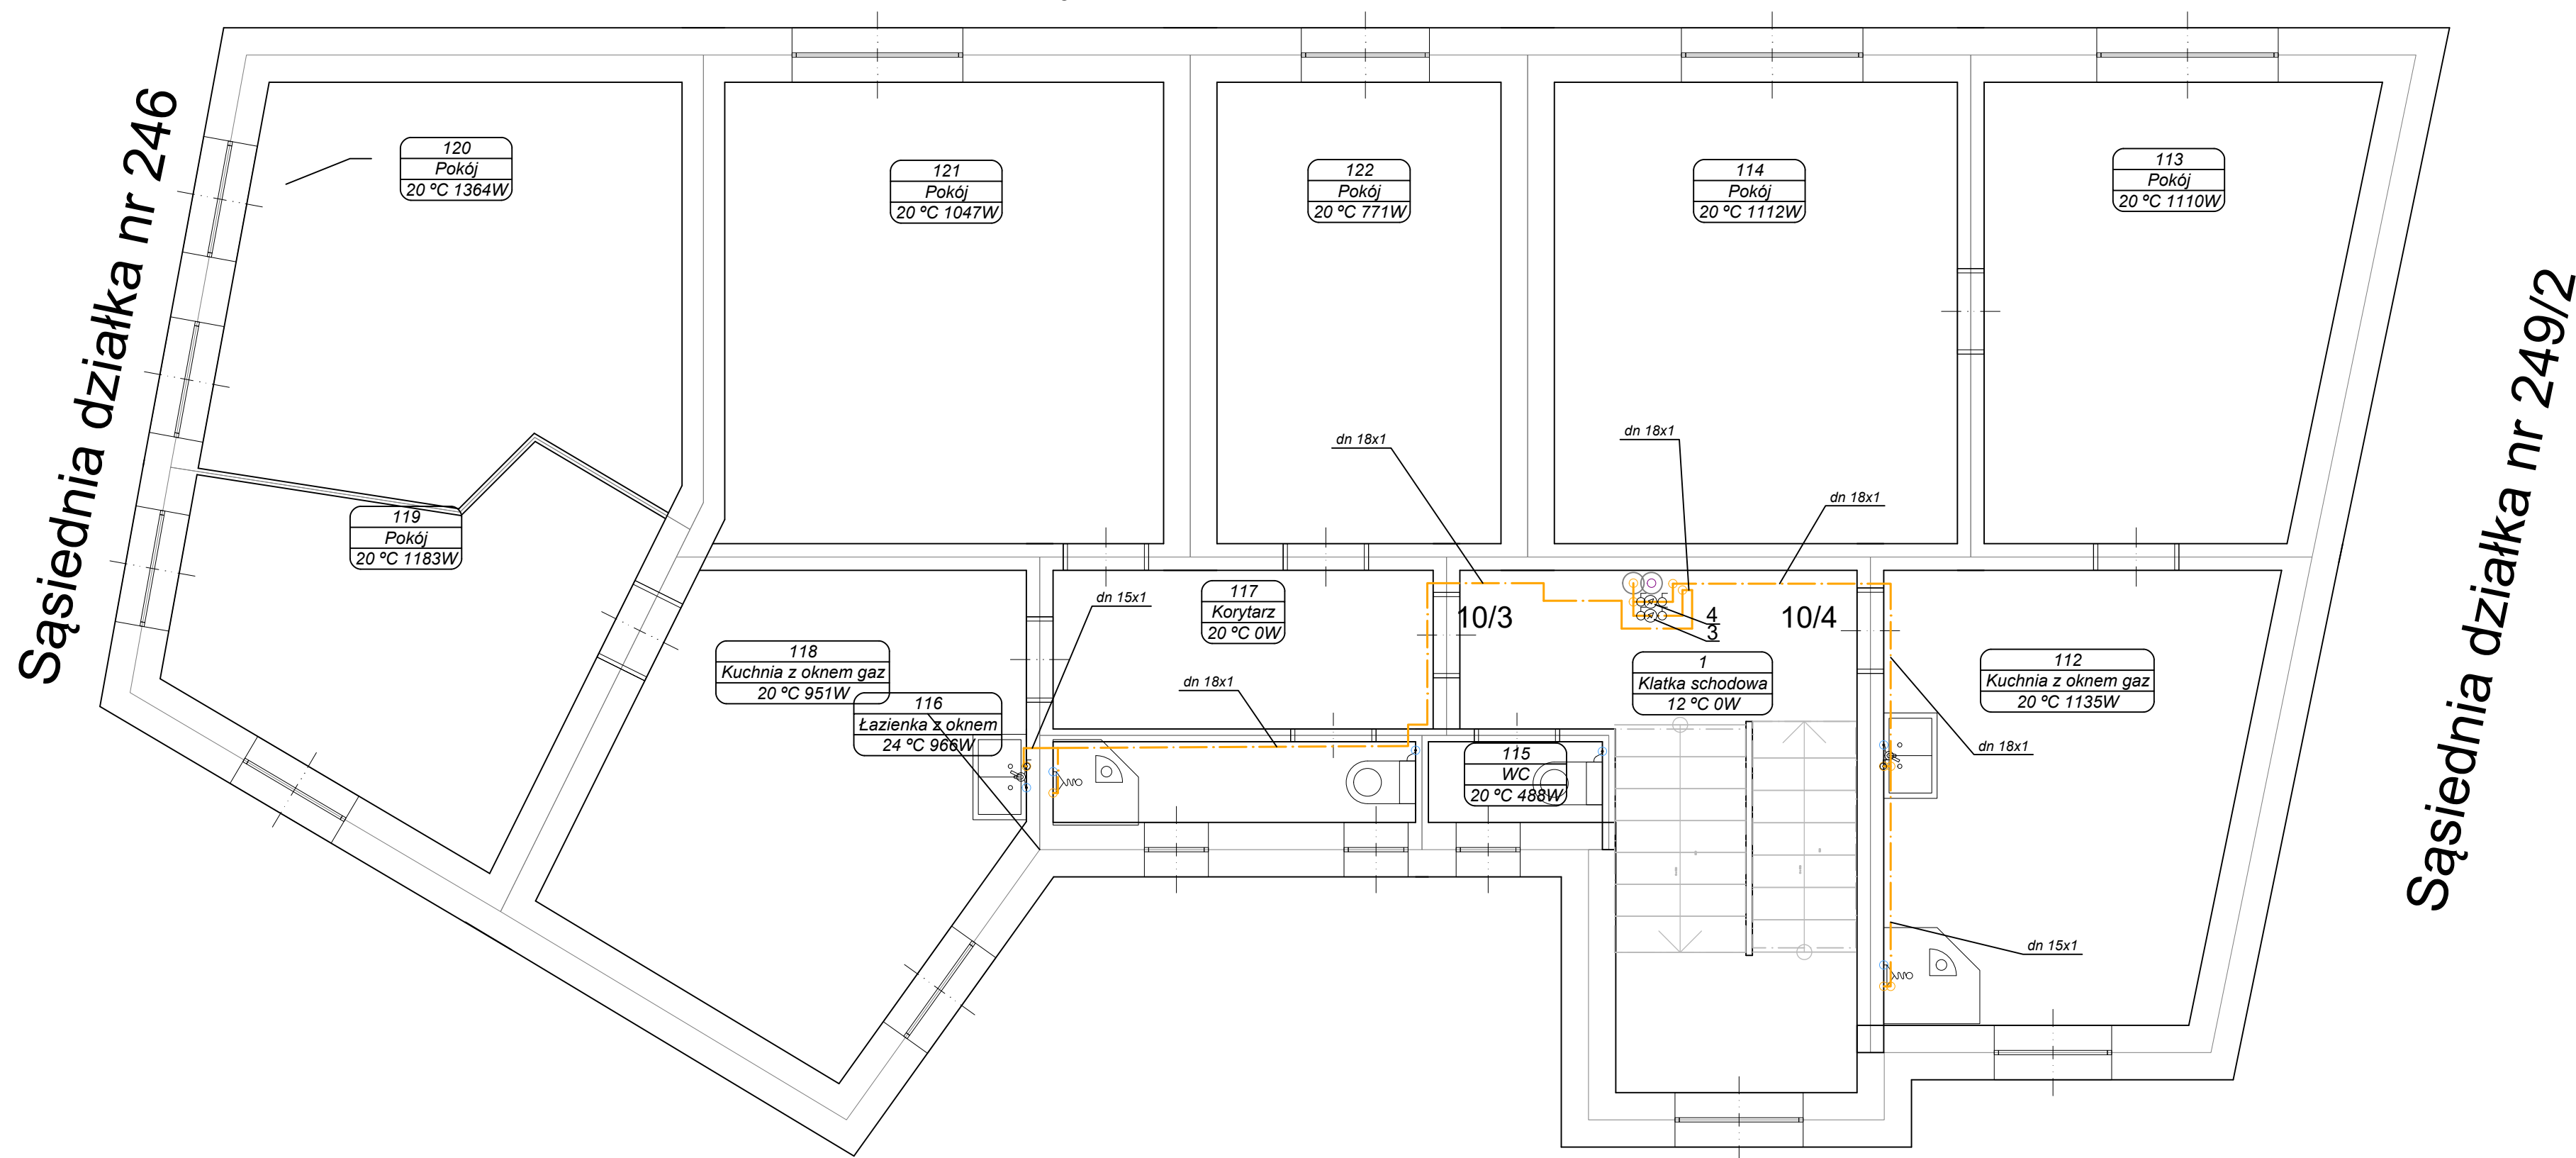

LEGENDA:


- Projektowana instalacja c.w.u
- Projektowana instalacja cyrkulacji c.w.u
- ⊙ Projektowane piony instalacja c.w.u. i cyrkulacji c.w.u
- P1, P2
- 3 Projektowane projektowany wodomierz c.w.u. GSD8-R C R 100 Q= 1,6m³/h dn 15 prod B-Meters dla lokalu nr 3
- 4 Projektowane projektowany wodomierz c.w.u. GSD8-R C R 100 Q= 1,6m³/h dn 15 prod B-Meters dla lokalu nr 4

Sąsiednia działka nr 250
droga PL. ks. dr. Domańskiego

ul. Krolowej Jadwigi 25/14 64-920 Piła kom. 73406800 M.K. Projekt Projektowanie i Nadzór Robót Sanitarnych, Grzewczych i gazowych	Inwestor		Gmina Piła - Miejski Zakład Gospodarki Mieszkaniowej ul. Dąbrowskiego 8 64-920 Piła	
	Nazwa inwestycji:		Zmiana sposobu ogrzewania lokali mieszkalnych w budynku komunalnym" znajdującego się w miejscowości 64-920 Piła Pl. ks. dr. Bolesława Domańskiego 10 dz. nr 249/1 obręb 0018 jedn. ew. 3019011_1 Piła będącego w administracji Miejskiego Zakładu Gospodarki Mieszkaniowej w Pile	
	Adres inwestycji:		Pl. ks. dr Bolesława Domańskiego 10, działka 249/1, obręb 0018, j. ew. 301901_1 Piła	
	Projektował:		mgr inż. Kodzik Marcin nr upr. ZAP/0106/POWS/18 specjalność instalacyjna w zakresie sieci, instalacji i urządzeń cieplnych, wentylacyjnych, gazowych, wodociągowych i kanalizacyjnych	Podpis:
	Sprawdził:		mgr inż. Szymon Karaśkiewicz nr upr. ZAP/0107/POWS/11 specjalność instalacyjna w zakresie sieci, instalacji i urządzeń cieplnych, wentylacyjnych, gazowych, wodociągowych i kanalizacyjnych	
	Nazwa rysunku:		Rzut piętra I- Instalacja c.w.u. i cyrkulacji c.w.u.	skala 1:50
branża Sanitarna		etap Projekt budowlany	nr rysunku IS-13	data Kwiecień 2021

Rzut piętra II- Instalacja c.o. dla budynku mieszkalnego wielorodzinnego
zlokalizowanego w miejscowości 64-920 Piła Pl. ks. dr. Bolesława Domańskiego 10
dz. nr 249/1 jen. ew. 301901_1 Piła obr. ew. 0018 Piła skala 1:50

Sąsiednia działka nr 246

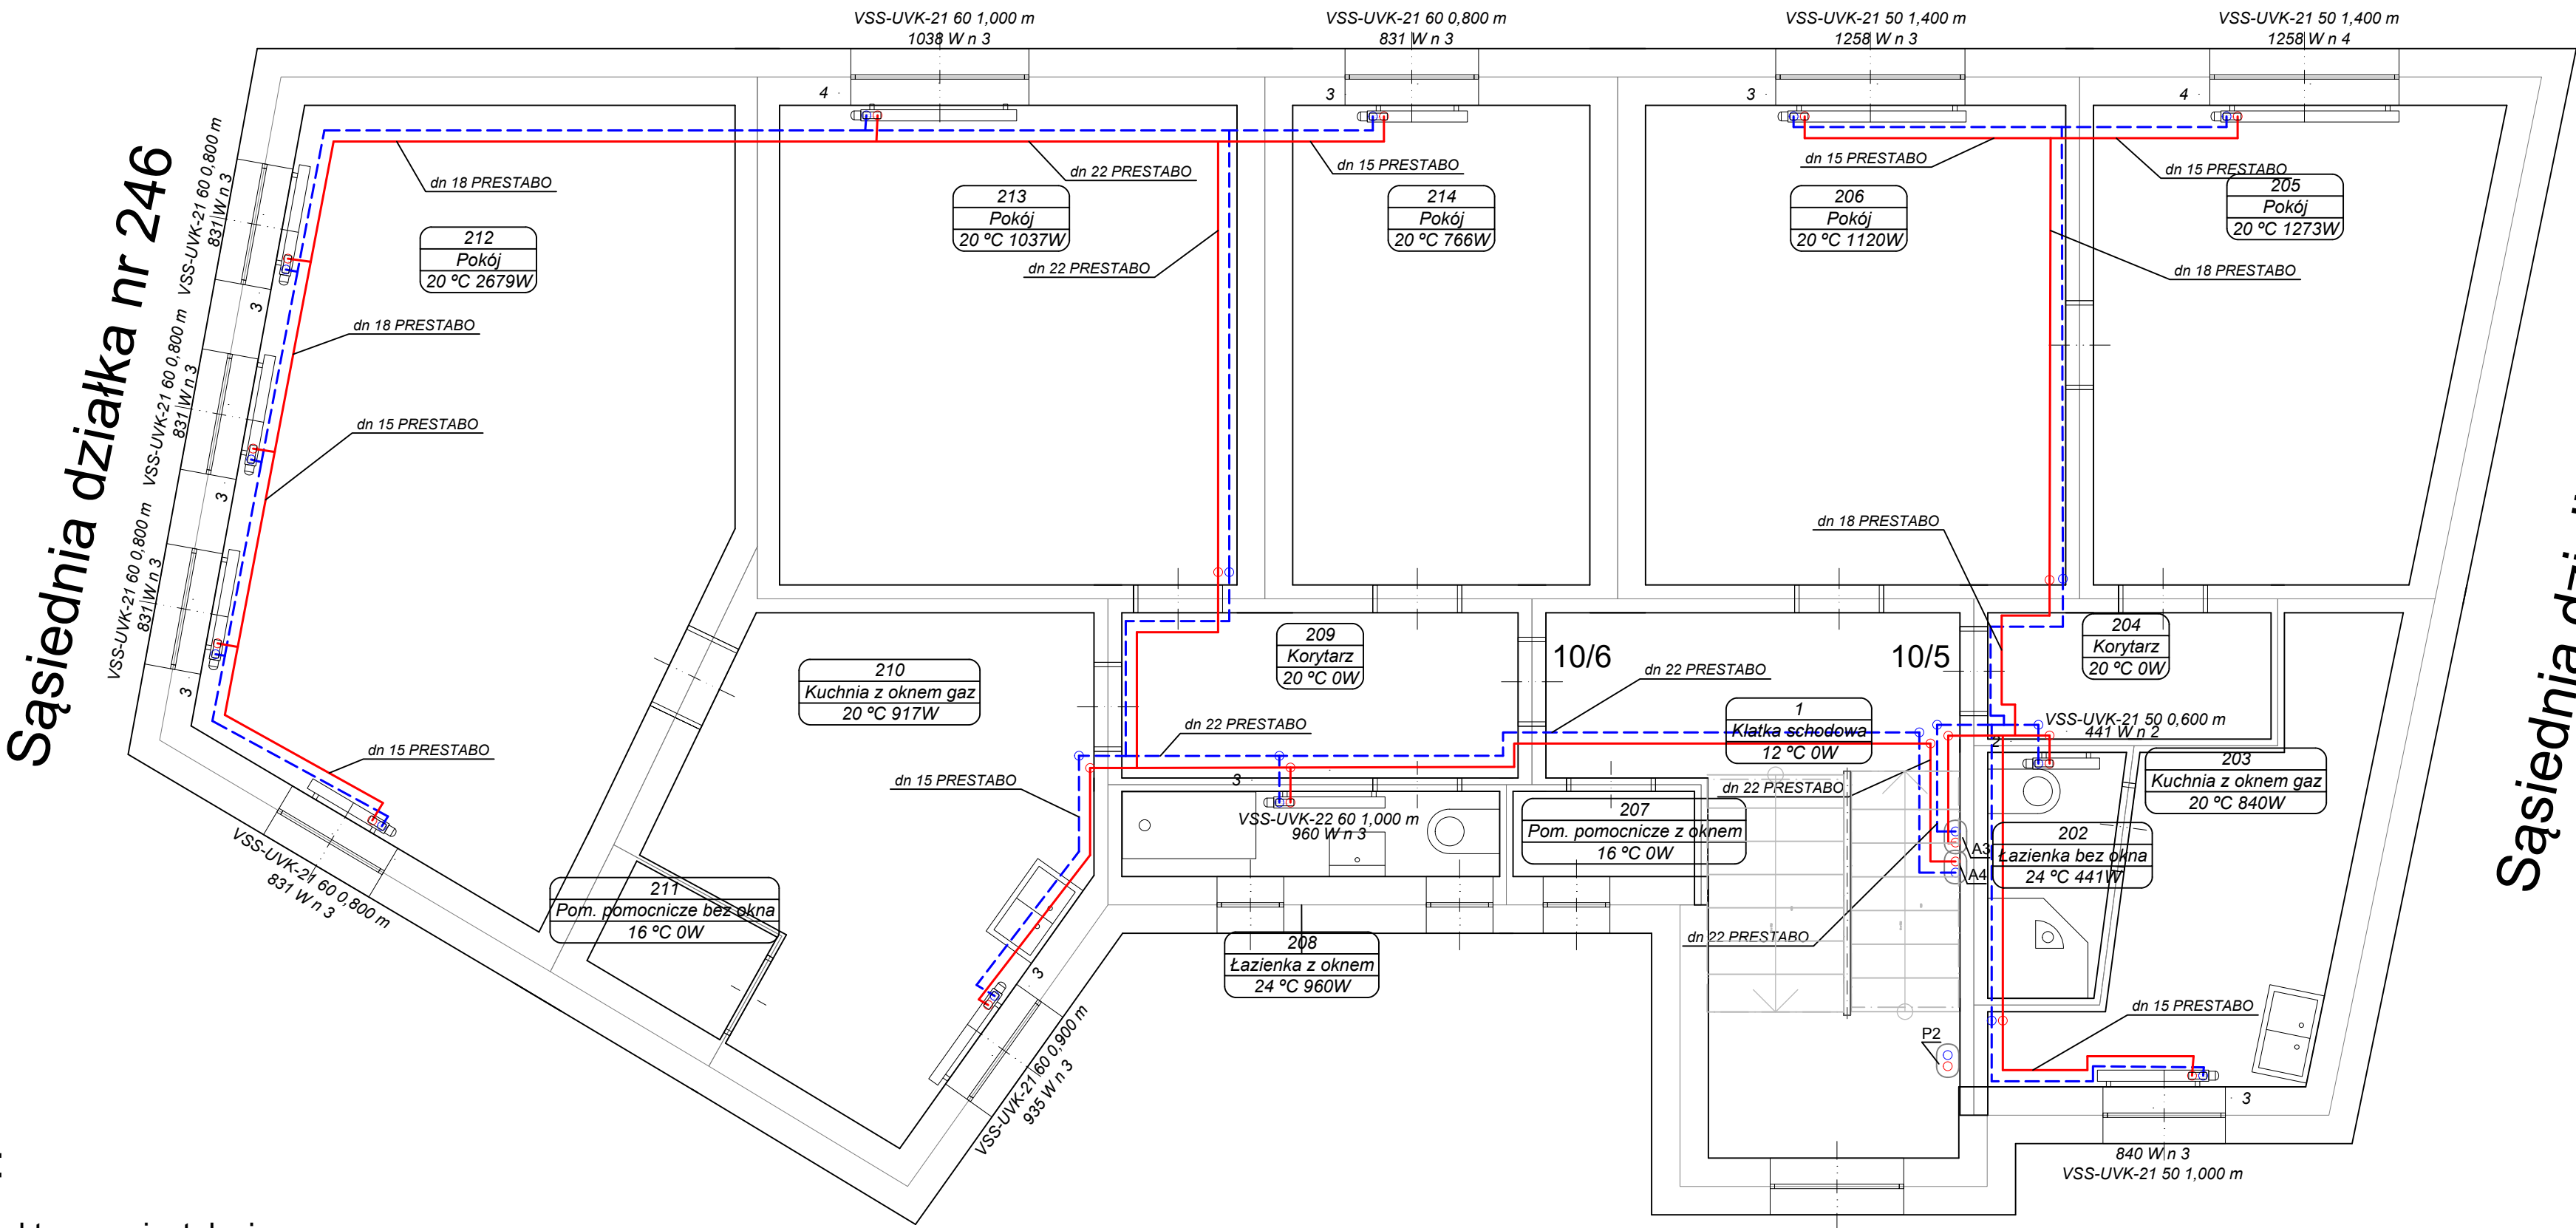

LEGENDA:


- Projektowana instalacja c.o.
- Projektowany pion instalacji c.o.
- P2
- A3 Projektowany zejście instalacji c.o. do lokalu 10/5
- A4 Projektowany zejście instalacji c.o. do lokalu 10/6

Sąsiednia działka nr 250
droga PL. ks. dr. Domańskiego

M.K. Projekt Projektowanie i Nadzór Robót Sanitarnych, Grzewczych i gazowych ul. Krolowej Jadwigi 25/14 64-920 Piła kom. 73406800		Inwestor Gmina Piła - Miejski Zakład Gospodarki Mieszkaniowej ul. Dąbrowskiego 8 64-920 Piła	
		Nazwa inwestycji: Zmiana sposobu ogrzewania lokali mieszkalnych w budynku komunalnym" znajdującego się w miejscowości 64-920 Piła Pl. ks. dr. Bolesława Domańskiego 10 dz. nr 249/1 obręb 0018 jedn. ew. 3019011_1 Piła będącego w administracji Miejskiego Zakładu Gospodarki Mieszkaniowej w Pile	
		Adres inwestycji: Pl. ks. dr Bolesława Domańskiego 10, działka 249/1, obręb 0018, j. ew. 301901_1 Piła	
		Projektował: mgr inż. Kodzik Marcin nr upr. ZAP/0106/POWS/18 specjalność instalacyjna w zakresie sieci, instalacji i urządzeń cieplnych, wentylacyjnych, gazowych, wodociągowych i kanalizacyjnych	Podpis:
		Sprawdził: mgr inż. Szymon Karaśkiewicz nr upr. ZAP/0107/POWS/11 specjalność instalacyjna w zakresie sieci, instalacji i urządzeń cieplnych, wentylacyjnych, gazowych, wodociągowych i kanalizacyjnych	
Nazwa rysunku: Rzut piętra II- Instalacja c.o.		skala 1:50	
branża Sanitarna	etap Projekt budowlany	nr rysunku IS-09	data Kwiecień 2021

Rzut piętra II- Instalacja c.w.u. i cyrkulacji c.w.u. dla budynku mieszkalnego wielorodzinnego zlokalizowanego w miejscowości 64-920 Piła Pl. ks. dr. Bolesława Domańskiego 10 dz. nr 249/1 jen. ew. 301901_1 Piła obr. ew. 0018 Piła skala 1:50

Sąsiednia działka nr 246

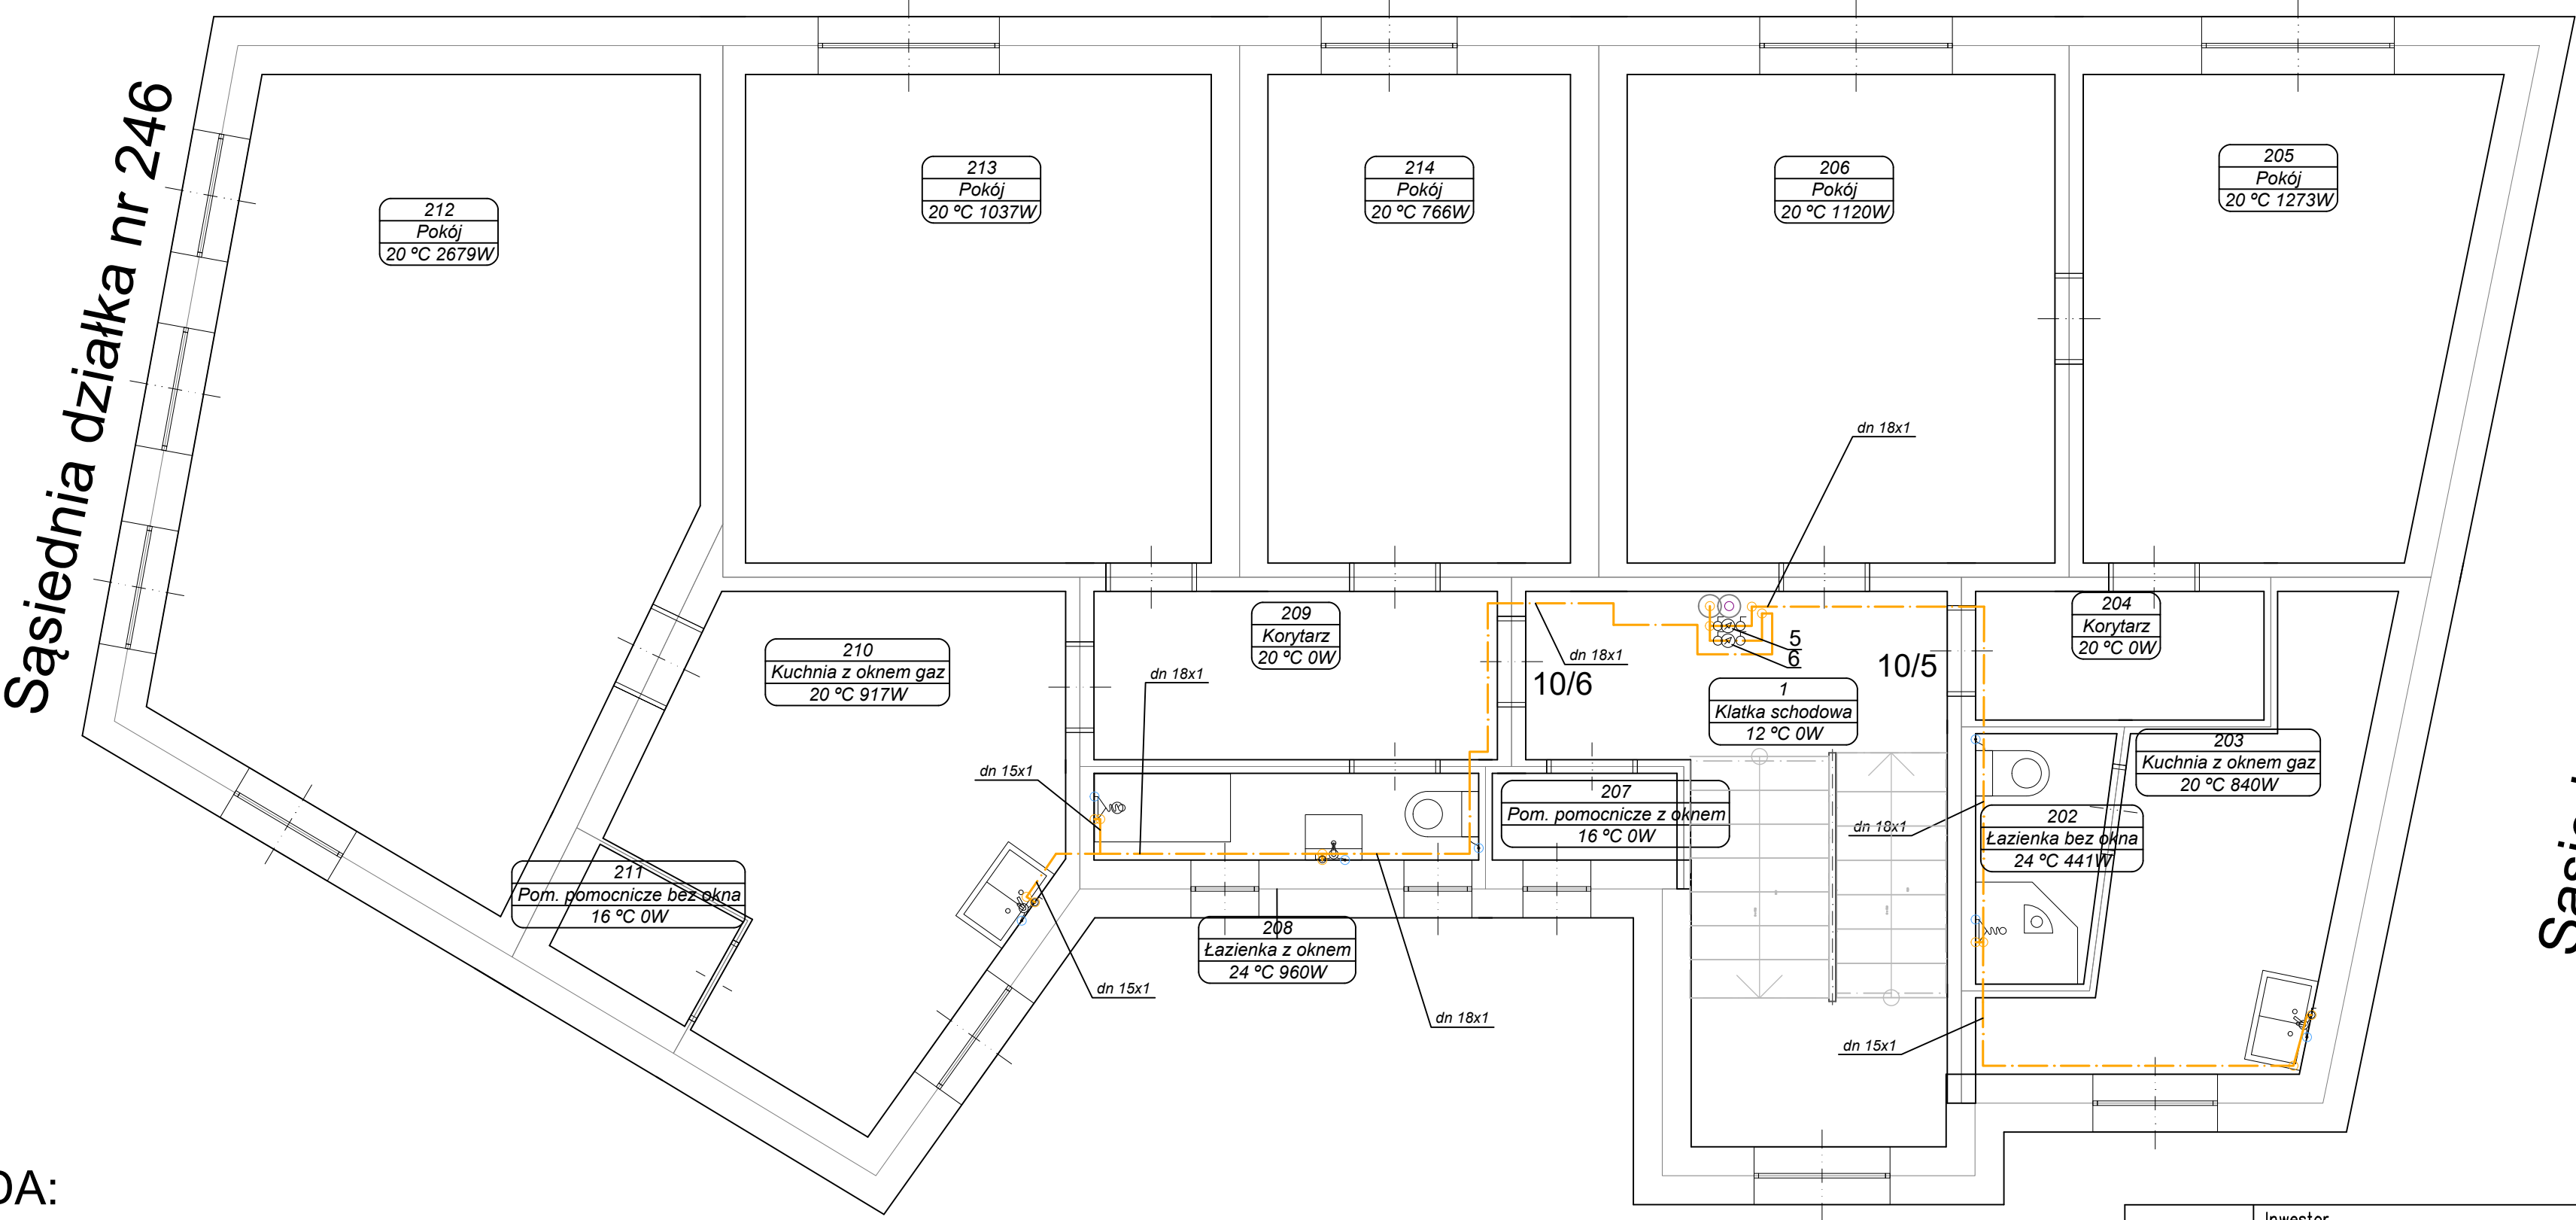

LEGENDA:

- Projektowana instalacja c.w.u.
--- Projektowana instalacja cyrkulacji c.w.u.


Projektowane piony instalacji c.w.u. i cyrkulacji c.w.u.
P1, P2

- 5 Projektowane projektowany wodomierz c.w.u. GSD8-R C R 100 Q= 1,6m³/h dn 15 prod B-Meters dla lokalu nr 5
6 Projektowane projektowany wodomierz c.w.u. GSD8-R C R 100 Q= 1,6m³/h dn 15 prod B-Meters dla lokalu nr 6

Sąsiednia działka nr 250
droga PL. ks. dr. Domańskiego

M.K. Projekt Projektowanie i Nadzór Robót Sanitarnych, Grzewczych i gazowych ul. Królowej Jadwigi 25/14 64-920 Piła kom. 73406800		Inwestor Gmina Piła - Miejski Zakład Gospodarki Mieszkaniowej ul. Dąbrowskiego 8 64-920 Piła	
		Nazwa inwestycji: Zmiana sposobu ogrzewania lokali mieszkalnych w budynku komunalnym" znajdującego się w miejscowości 64-920 Piła Pl. ks. dr. Bolesława Domańskiego 10 dz. nr 249/1 obręb 0018 jedn. ew. 3019011_1 Piła będącego w administracji Miejskiego Zakładu Gospodarki Mieszkaniowej w Pile	
		Adres inwestycji: Pl. ks. dr Bolesława Domańskiego 10, działka 249/1, obręb 0018, j. ew. 301901_1 Piła	
		Projektował: mgr inż. Kodzik Marcin nr upr. ZAP/0106/POWS/18 specjalność instalacyjna w zakresie sieci, instalacji i urządzeń cieplnych, wentylacyjnych, gazowych, wodociągowych i kanalizacyjnych	Podpis:
		Sprawdził: mgr inż. Szymon Karaśkiewicz nr upr. ZAP/0107/POWS/11 specjalność instalacyjna w zakresie sieci, instalacji i urządzeń cieplnych, wentylacyjnych, gazowych, wodociągowych i kanalizacyjnych	
Nazwa rysunku: Rzut piętra II- Instalacja c.w.u. i cyrkulacji c.w.u.		skala 1:50	
branża Sanitarna	etap Projekt budowlany	nr rysunku IS-14	data Kwiecień 2021

Rzut piwnic- stan istniejący dla budynku mieszkalnego wielorodzinnego
zlokalizowanego w miejscowości 64-920 Piła Pl. ks. dr. Bolesława Domańskiego
10 dz. nr 249/1 jen. ew. 301901_1 Piła obr. ew. 0018 Piła skala 1:50

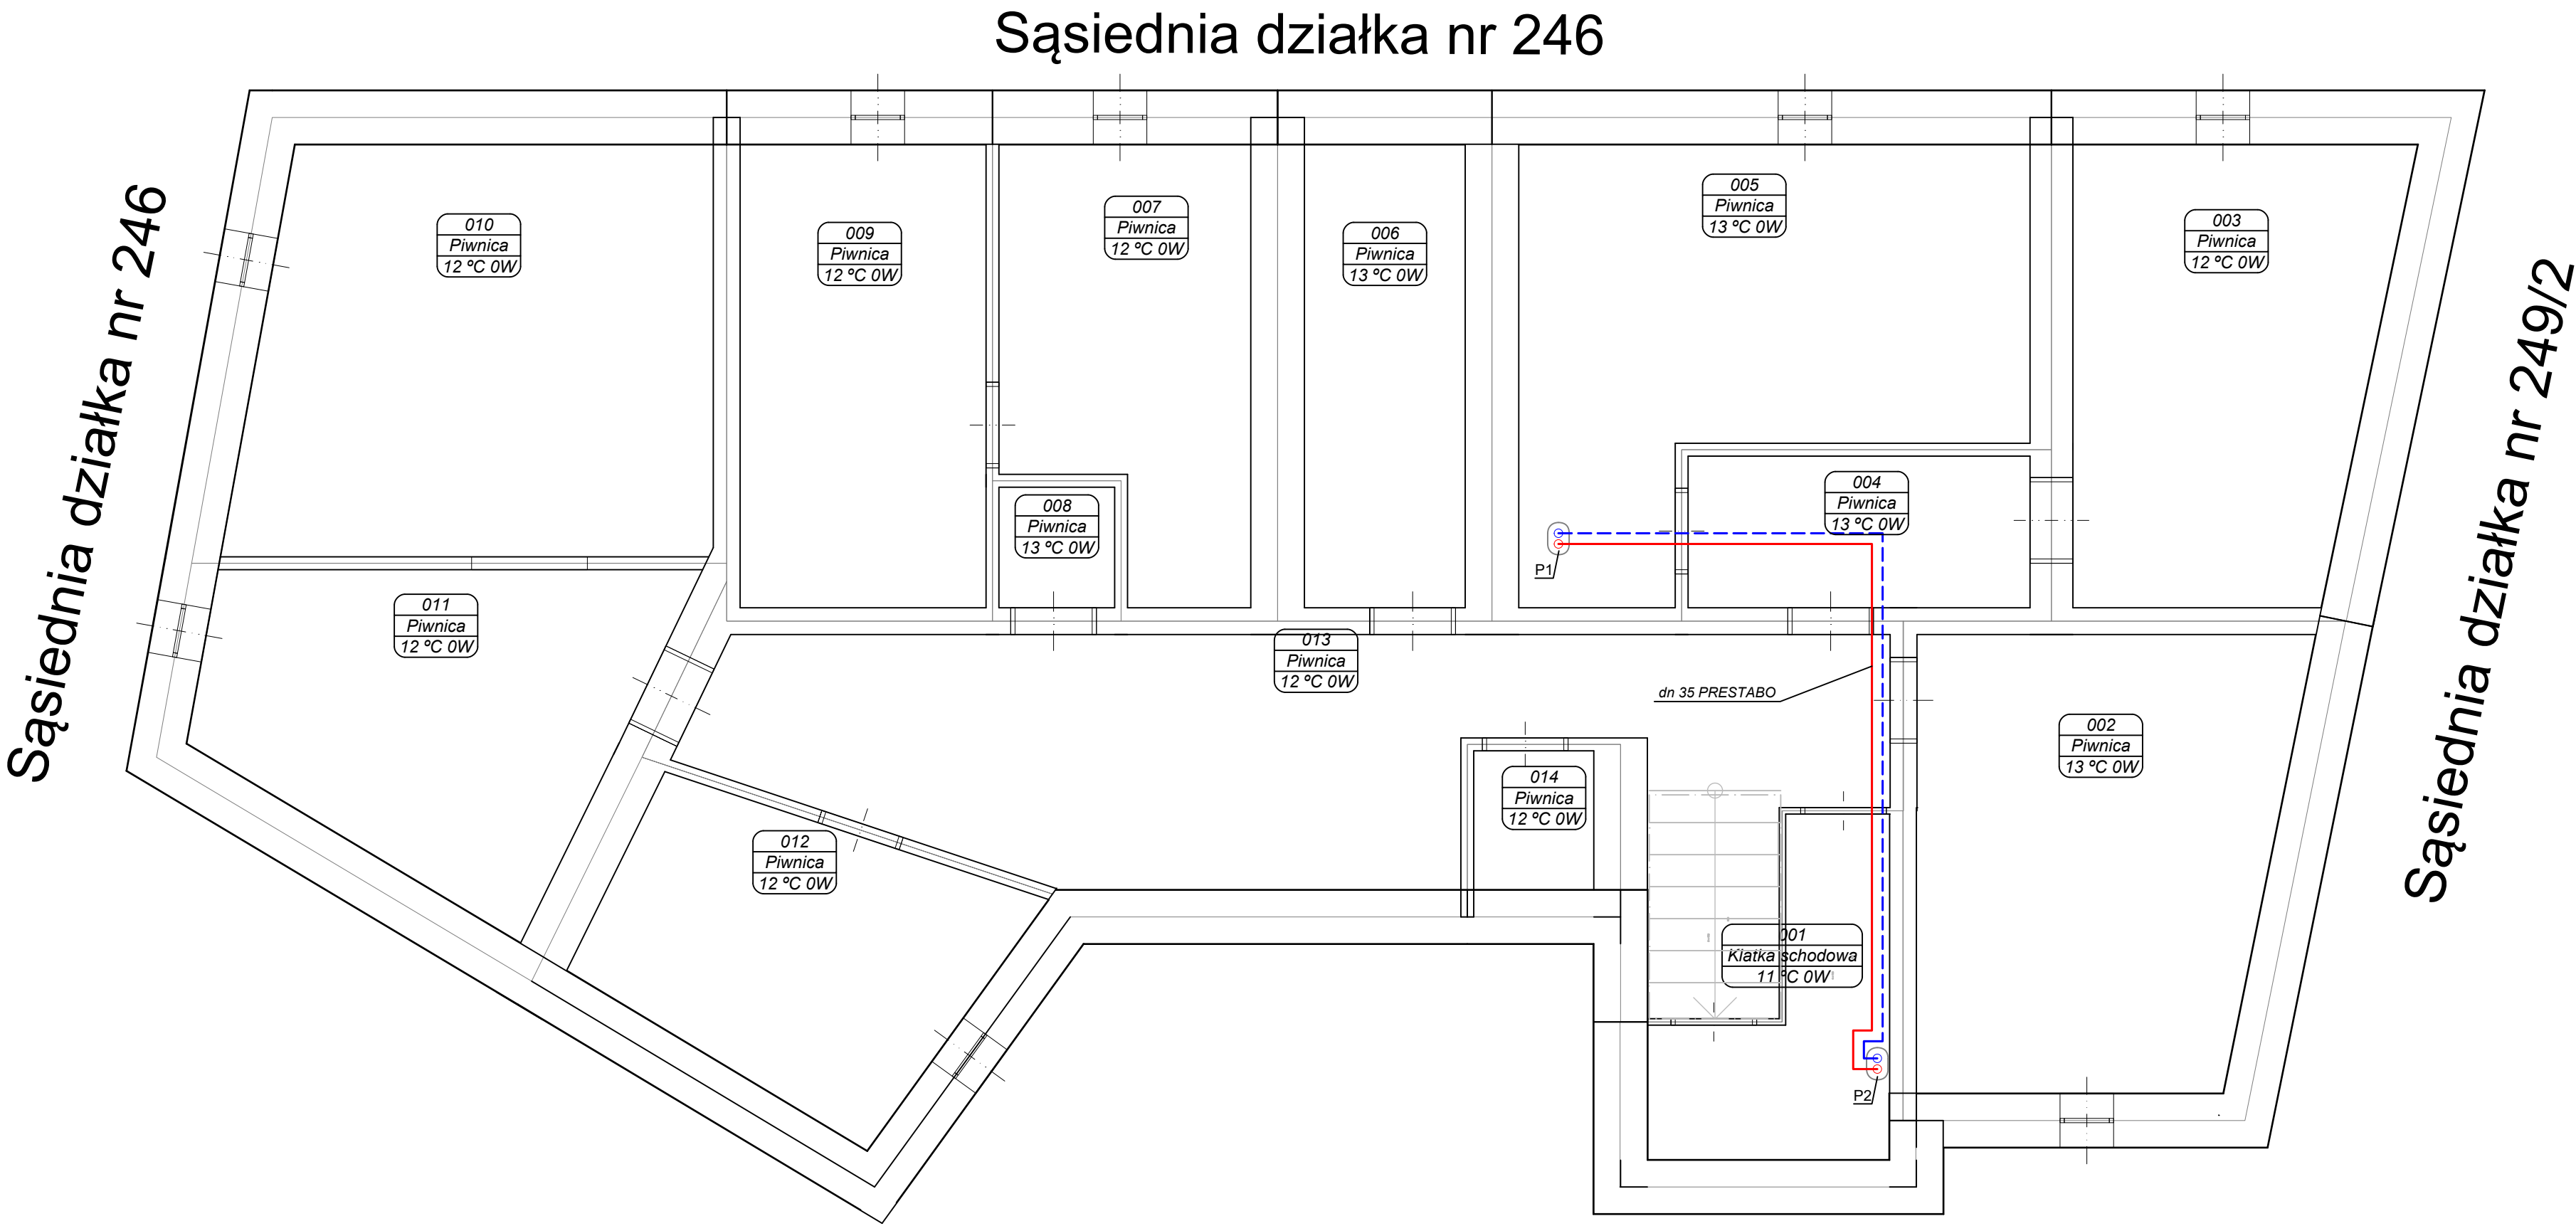

LEGENDA:


- Projektowana instalacja c.o.
- Projektowane pionory instalacji c.o.
- P1, P2

Sąsiednia działka nr 250
droga PL. ks. dr. Domańskiego

ul. Krolowej Jadwigi 25/14 64-920 Piła kom. 73406800 M.K. Projekt Projektowanie i Nadzór Robót Sanitarnych, Grzewczych i gazowych	Inwestor Gmina Piła - Miejski Zakład Gospodarki Mieszkaniowej ul. Dąbrowskiego 8 64-920 Piła			
	Nazwa inwestycji: Zmiana sposobu ogrzewania lokali mieszkalnych w budynku komunalnym" znajdującego się w miejscowości 64-920 Piła Pl. ks. dr. Bolesława Domańskiego 10 dz. nr 249/1 obręb 0018 jedn. ew. 3019011_1 Piła będącego w administracji Miejskiego Zakładu Gospodarki Mieszkaniowej w Pile			
	Adres inwestycji: Pl. ks. dr Bolesława Domańskiego 10, działka 249/1, obręb 0018, j. ew. 301901_1 Piła			
	Projektował: mgr inż. Kodzik Marcin nr upr. ZAP/0106/POWS/18 specjalność instalacyjna w zakresie sieci, instalacji i urządzeń cieplnych, wentylacyjnych, gazowych, wodociągowych i kanalizacyjnych			Podpis:
	Sprawdził: mgr inż. Szymon Karaśkiewicz nr upr. ZAP/0107/POWS/11 specjalność instalacyjna w zakresie sieci, instalacji i urządzeń cieplnych, wentylacyjnych, gazowych, wodociągowych i kanalizacyjnych			
	Nazwa rysunku: Rzut piwnic- Instalacja c.o.			skala 1:50
branża Sanitarna		etap Projekt budowlany	nr rysunku IS-06	data Kwiecień 2021

ul. Królowej Jadwigi 25/14 64-920 Piła kom. 739406800	M.K. Projekt Projektowanie i Nadzór Robót Sanitarnych, Grzewczych i gazowych		Inwestor Gmina Piła - Miejski Zakład Gospodarki Mieszkaniowej ul. Dąbrowskiego 8 64-920 Piła	
	Nazwa inwestycji: Zmiana sposobu ogrzewania lokali mieszkalnych w budynku komunalnym" znajdujących się w miejscowości 64-920 Piła Pl. ks. dr. Bolesława Domańskiego 10 dz. nr 249/1 obręb 0018 jedn. ew. 3019011_1 Piła będącego w administracji Miejskiego Zakładu Gospodarki Mieszkaniowej w Piłe			
	Adres inwestycji: Pl. ks. dr Bolesława Domańskiego 10, działka 249/1, obręb 0018, j. ew. 301901_1 Piła			
	Projektował: mgr inż. Kodzik Marcin nr upr. ZAP/0106/POWS/18 specjalność instalacyjna w zakresie sieci, instalacji i urządzeń cieplnych, wentylacyjnych, gazowych, wodociagowych i kanalizacyjnych		Podpis:	
	Sprawdził: mgr inż. Szymon Karaśkiewicz nr upr. ZAP/0107/POWS/11 specjalność instalacyjna w zakresie sieci, instalacji i urządzeń cieplnych, wentylacyjnych, gazowych, wodociagowych i kanalizacyjnych			
Nazwa rysunku: Rzut piwnic- Instalacja c.w.u. i cyrkulacji c.w.u.		skala 1:50		
branża Sanitarna	etap Projekt budowlany	nr rysunku IS-11	data Kwiecień 2021	

Rzut poddasza- Instalacja c.o. dla budynku mieszkalnego wielorodzinnego
zlokalizowanego w miejscowości 64-920 Piła Pl. ks. dr. Bolesława Domańskiego
10 dz. nr 249/1 jen. ew. 301901_1 Piła obr. ew. 0018 Piła skala 1:50

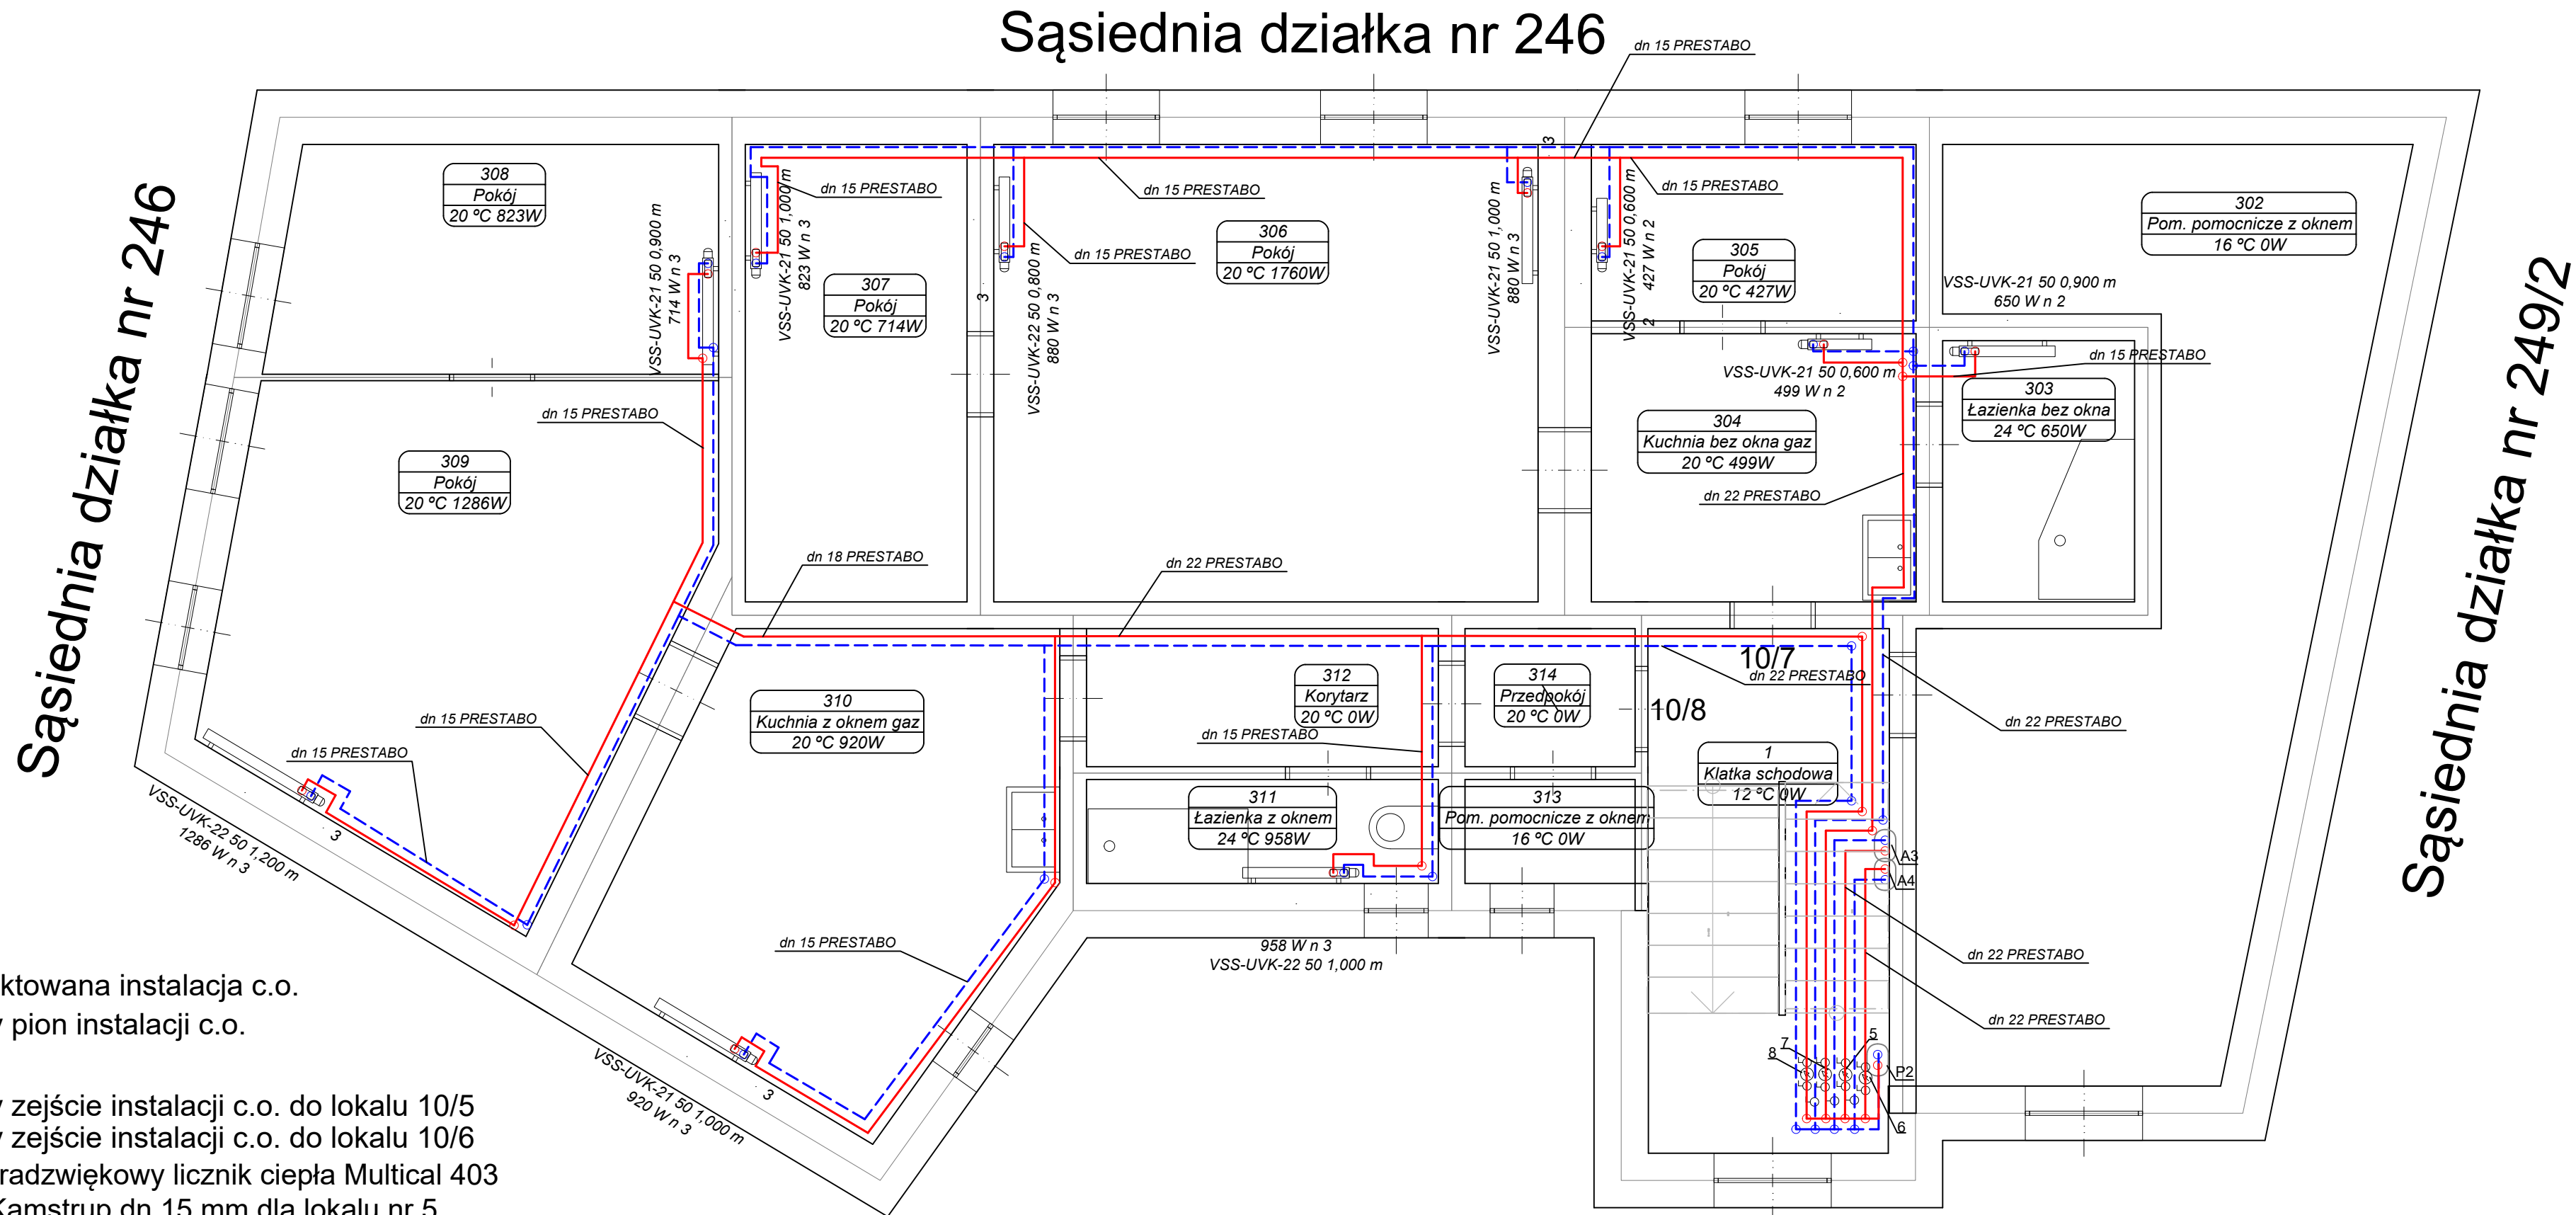

LEGENDA:


- Projektowana instalacja c.o.
- Projektowany pion instalacji c.o.
- P2
- A3 Projektowany zejście instalacji c.o. do lokalu 10/5
- A4 Projektowany zejście instalacji c.o. do lokalu 10/6
- 5- Projektowany ultradźwiękowy licznik ciepła Multical 403
Qp 1,5 m³/h prod. Kamstrup dn 15 mm dla lokalu nr 5
- 6- Projektowany ultradźwiękowy licznik ciepła Multical 403
Qp 1,5 m³/h prod. Kamstrup dn 15 mm dla lokalu nr 6
- 7- Projektowany ultradźwiękowy licznik ciepła Multical 403
Qp 1,5 m³/h prod. Kamstrup dn 15 mm dla lokalu nr 7
- 8- Projektowany ultradźwiękowy licznik ciepła Multical 403
Qp 1,5 m³/h prod. Kamstrup dn 15 mm dla lokalu nr 8

Sąsiednia działka nr 250
droga PL. ks. dr. Domańskiego

ul. Krolowej Jadwigi 25/14 64-920 Piła kom. 73406800 M.K. Projekt Projektowanie i Nadzór Robót Sanitarnych, Grzewczych i gazowych	Inwestor		Gmina Piła - Miejski Zakład Gospodarki Mieszkaniowej ul. Dąbrowskiego 8 64-920 Piła	
	Nazwa inwestycji:		Zmiana sposobu ogrzewania lokali mieszkalnych w budynku komunalnym" znajdującego się w miejscowości 64-920 Piła Pl. ks. dr. Bolesława Domańskiego 10 dz. nr 249/1 obręb 0018 jedn. ew. 3019011_1 Piła będącego w administracji Miejskiego Zakładu Gospodarki Mieszkaniowej w Pile	
	Adres inwestycji:		Pl. ks. dr Bolesława Domańskiego 10, działka 249/1, obręb 0018, j. ew. 301901_1 Piła	
	Projektował:		mgr inż. Kodzik Marcin nr upr. ZAP/0106/POWS/18 specjalność instalacyjna w zakresie sieci, instalacji i urządzeń cieplnych, wentylacyjnych, gazowych, wodociągowych i kanalizacyjnych	Podpis:
	Sprawdził:		mgr inż. Szymon Karaśkiewicz nr upr. ZAP/0107/POWS/11 specjalność instalacyjna w zakresie sieci, instalacji i urządzeń cieplnych, wentylacyjnych, gazowych, wodociągowych i kanalizacyjnych	
Nazwa rysunku:		Rzut piętra poddasza- Instalacja c.o.		skala
branża		etap		nr rysunku
Sanitarna		Projekt budowlany		IS-10
				data
				Kwiecień 2021

Rzut poddasza- Instalacja c.w.u. i cyrkulacji c.w.u. dla budynku mieszkalnego wielorodzinnego zlokalizowanego w miejscowości 64-920 Piła Pl. ks. dr. Bolesława Domańskiego 10 dz. nr 249/1 jen. ew. 301901_1 Piła obr. ew. 0018 Piła skala 1:50

Sąsiednia działka nr 246

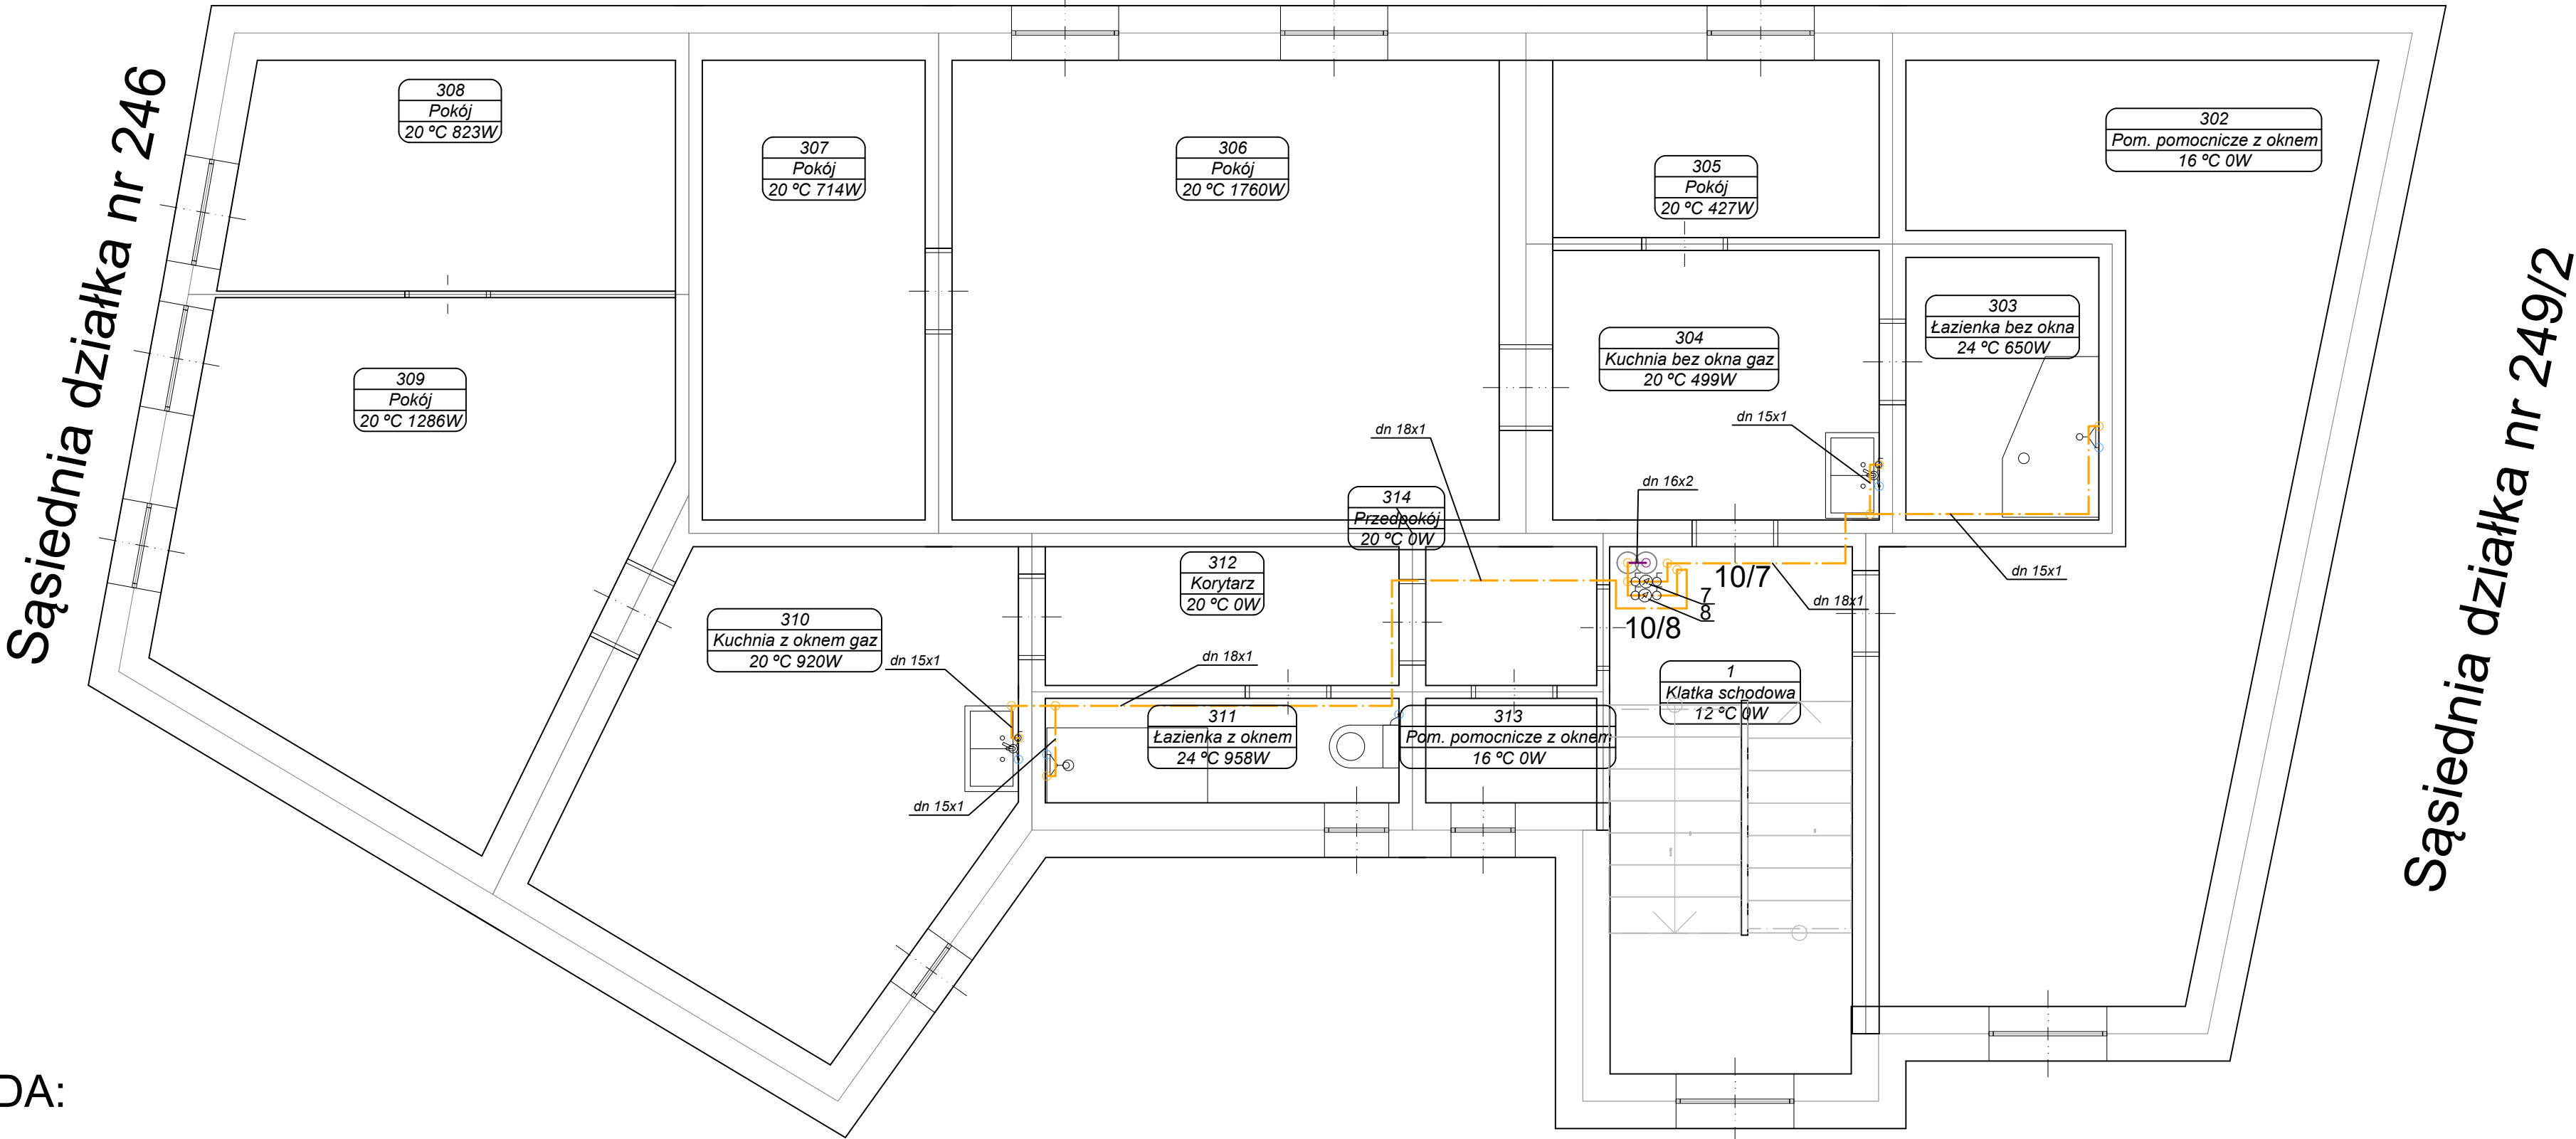

LEGENDA:

- Projektowana instalacja c.w.u.
- Projektowana instalacja cyrkulacji c.w.u.
- Projektowane piony instalacja c.w.u. i crkulacji c.w.u.
- P1, P2
- 7 Projektowane projektowany wodomierz c.w.u. GSD8-R C R 100 Q= 1,6m³/h dn 15 prod B-Meters dla lokalu nr 7
- 8 Projektowane projektowany wodomierz c.w.u. GSD8-R C R 100 Q= 1,6m³/h dn 15 prod B-Meters dla lokalu nr 8

Sąsiednia działka nr 250
drogą PL. ks. dr. Domańskiego

ul. Królowej Jadwigi 25/14 64-920 Piła kom. 73406800 M.K. Projekt Projektowanie i Nadzór Robót Sanitarnych, Grzewczych i gazowych	Inwestor		Gmina Piła - Miejski Zakład Gospodarki Mieszkaniowej ul. Dąbrowskiego 8 64-920 Piła				
	Nazwa inwestycji: Zmiana sposobu ogrzewania lokali mieszkalnych w budynku komunalnym” znajdującego się w miejscowości 64-920 Piła Pl. ks. dr. Bolesława Domańskiego 10 dz. nr 249/1 obręb 0018 jedn. ew. 3019011_1 Piła będącego w administracji Miejskiego Zakładu Gospodarki Mieszkaniowej w Pile						
	Adres inwestycji: Pl. ks. dr Bolesława Domańskiego 10, działka 249/1, obręb 0018, j. ew. 301901_1 Piła						
	Projektował:		Podpis:				
	mgr inż. Kodzik Marcin nr upr. ZAP/0106/POWS/18 specjalność instalacyjna w zakresie sieci, instalacji i urządzeń cieplnych, wentylacyjnych, gazowych, wodociągowych i kanalizacyjnych						
	Sprawdził:						
	mgr inż. Szymon Karaśkiewicz nr upr. ZAP/0107/POWS/11 specjalność instalacyjna w zakresie sieci, instalacji i urządzeń cieplnych, wentylacyjnych, gazowych, wodociągowych i kanalizacyjnych						
	Nazwa rysunku:		skala				
Rzut poddasza- Instalacja c.w.u. i cyrkulacji c.w.u.		1:50					
branża		etap		nr rysunku		data	
Sanitarna		Projekt budowlany		IS-15		Kwiecień 2021	